


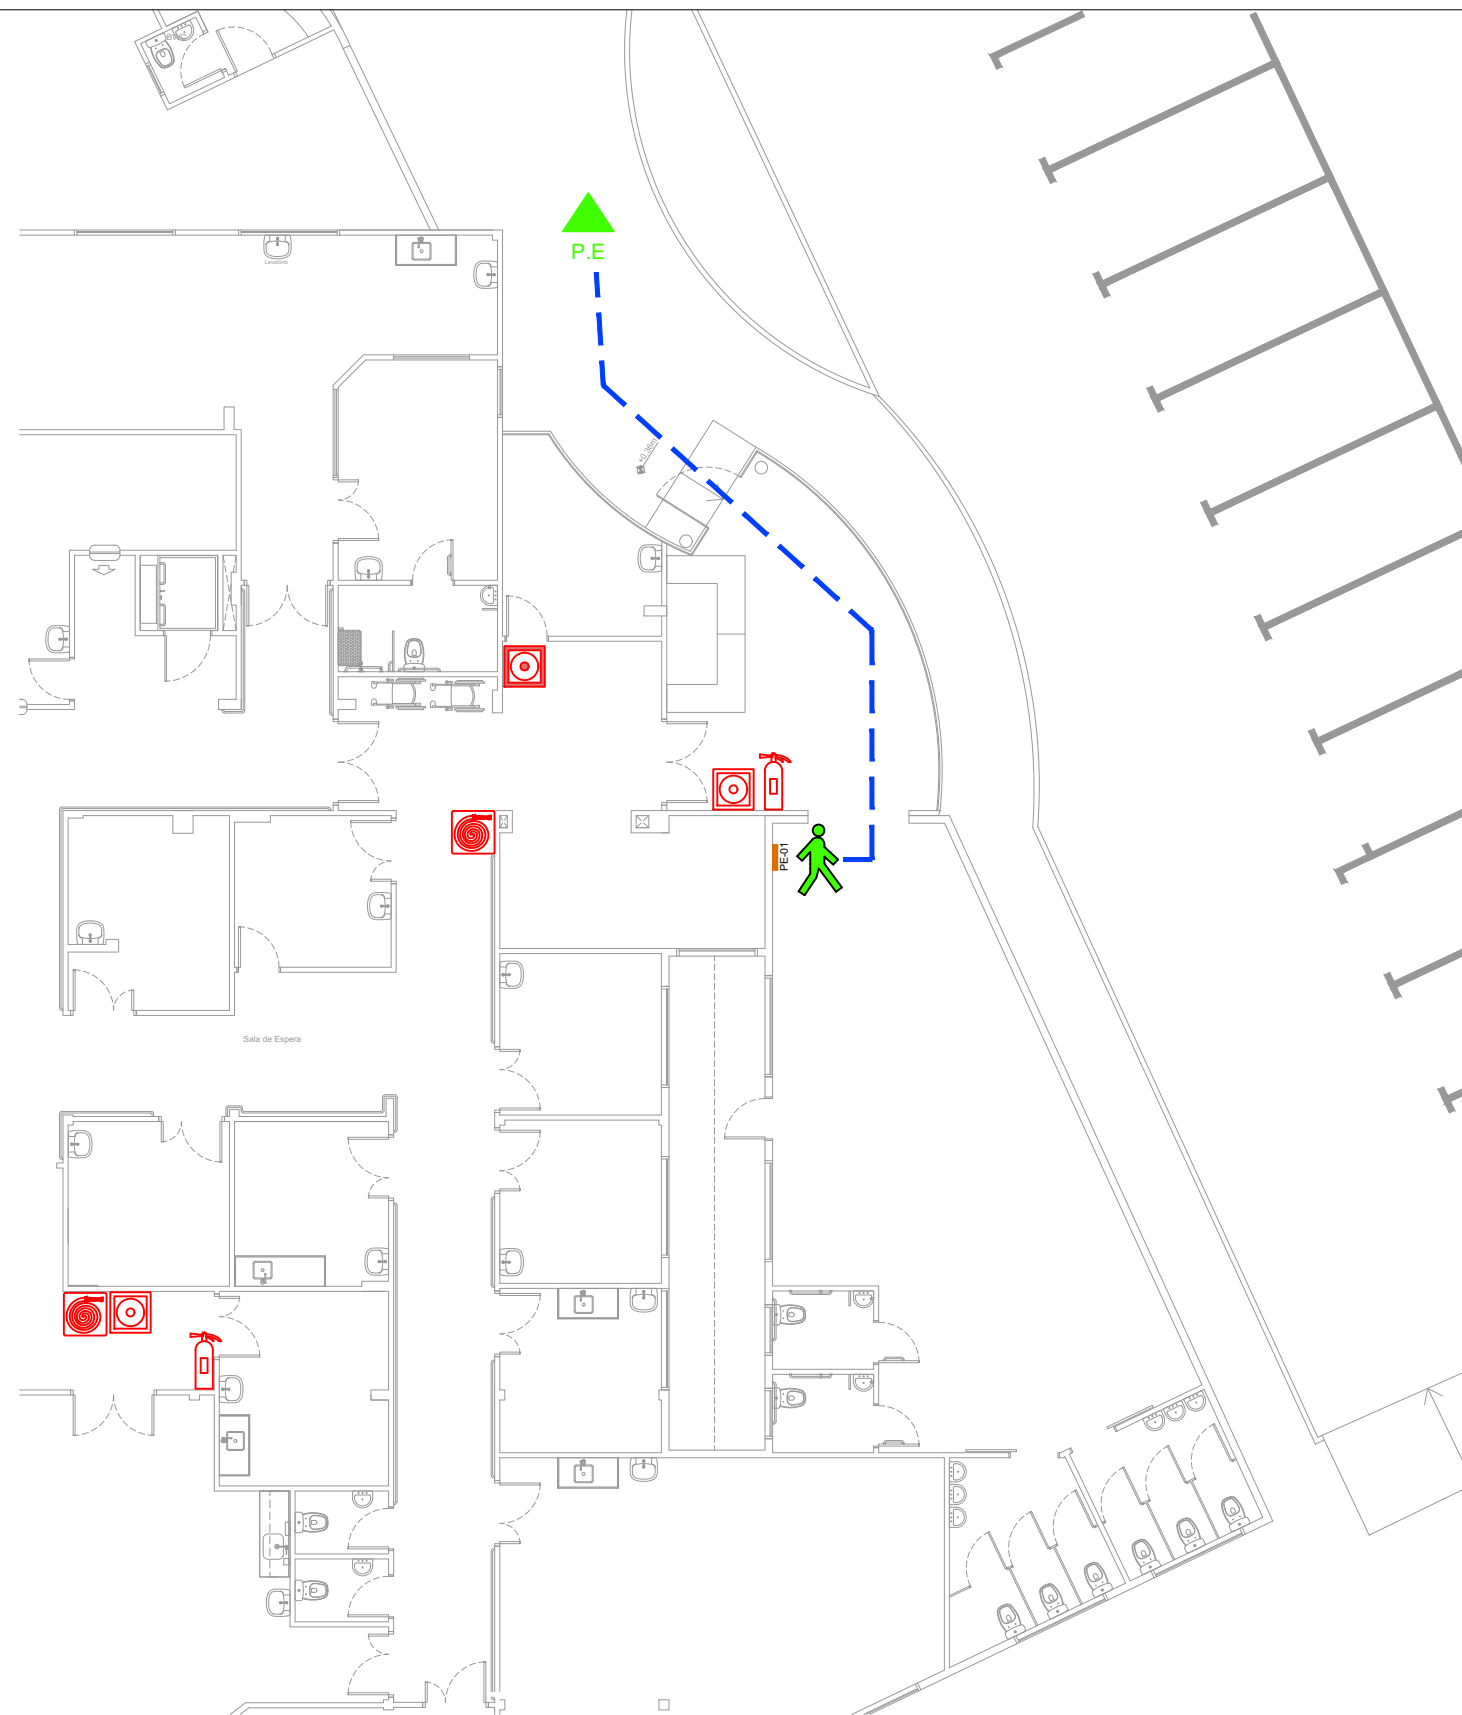

PLANTA BAIXA TÉRREO

ESCALA 1/75

LEGENDA - SÍMBOLOS					
	EXTINTOR INCÊNDIO PQS		CAMINHO SER PERCORRIDO PARA A SAÍDA		PONTO DE ENCONTRO
					VOCÊ ESTÁ AQUI



ASSOCIAÇÃO DOS MUNICÍPIOS DA REGIÃO DA FOZ DO RIO ITAJAÍ
Rua Luiz Lopes Gonzaga, 1655 - Bairro São Vicente - CEP 88309-421 - Itajaí-SC - CREA-SC 050.968-0
www.amfri.org.br amfri@amfri.org.br engenharia@amfri.org.br

Prefeitura Municipal de Balneário Camboriú
Estado de Santa Catarina


UNIDADE DE PRONTO ATENDIMENTO 24H - PORTE 1
Rua Israel, 205 - Bairro das Nações

PREVENTIVO CONTRA INCÊNDIO
Plano de Emergência - PE01

Documento assinado digitalmente
 ALICE SIMONE FRAINER GRAF
Data: 17/02/2025 13:53:19-0300
Verifique em <https://validar.iti.gov.br>

Responsável Técnico

Alice Simone Frainer Graf
Arquiteta e Urbanista - CAU-SC A 1613936

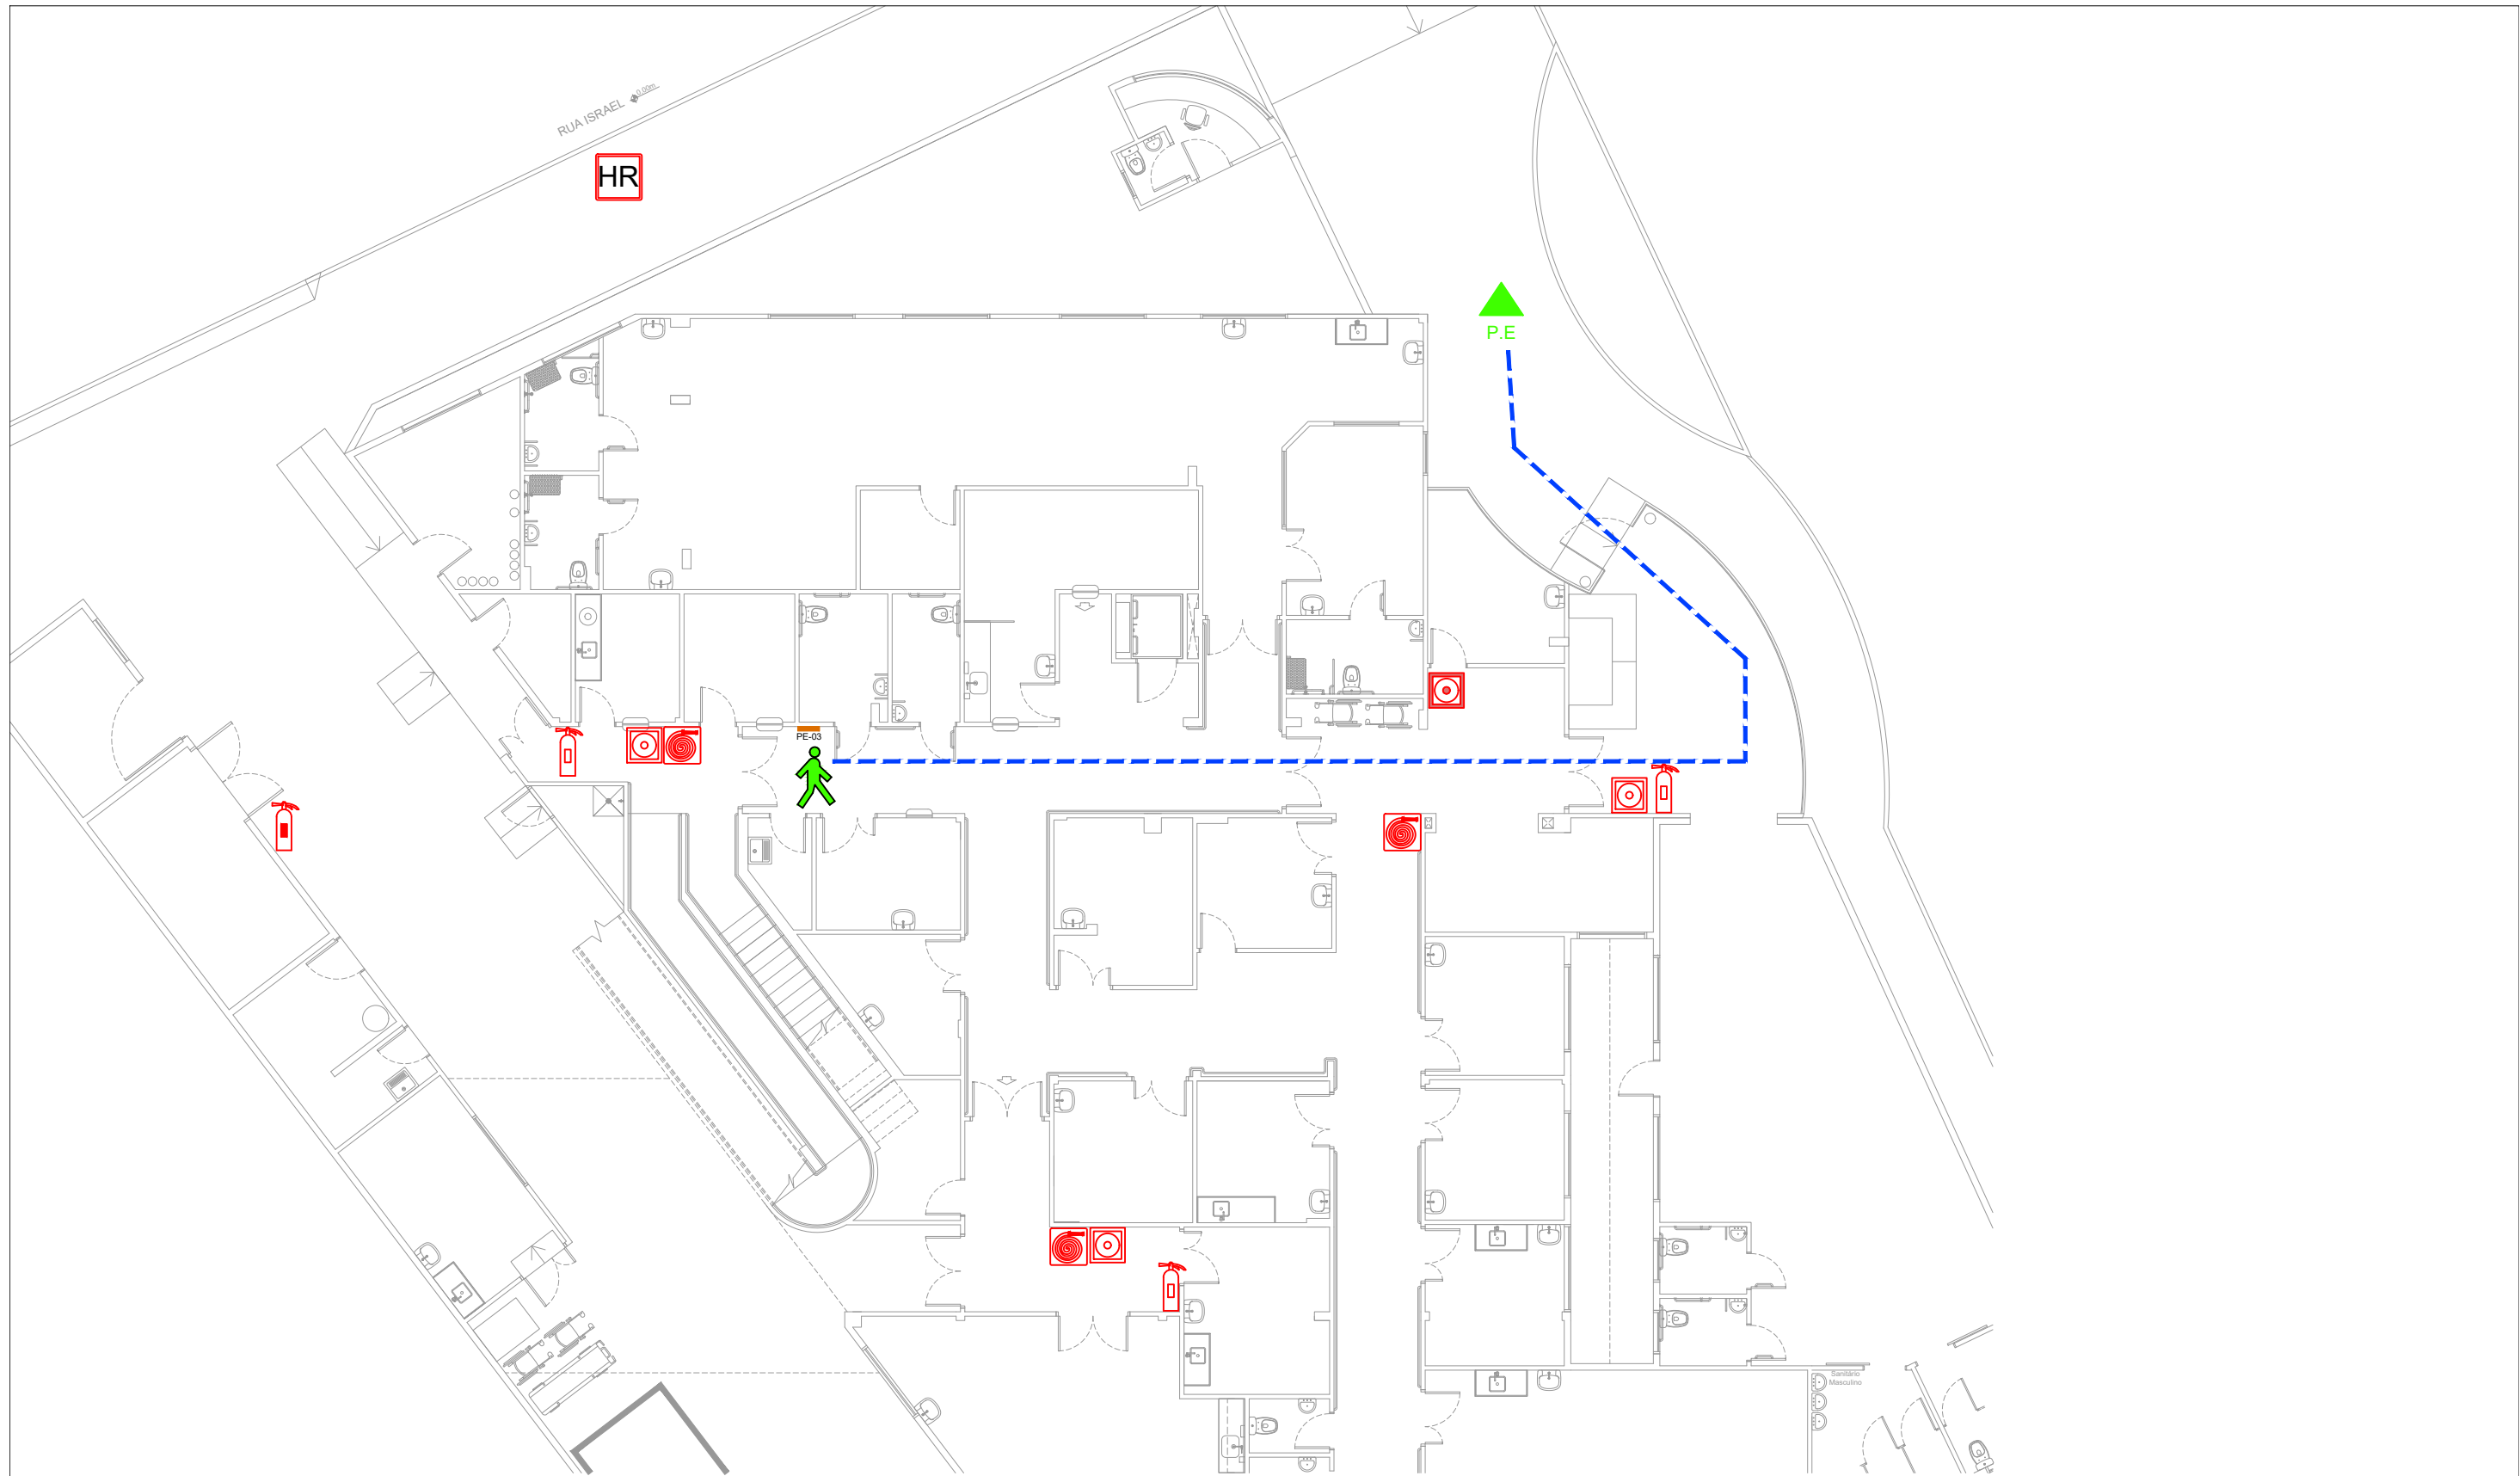

PLANTA BAIXA TÉRREO

ESCALA 1/75

LEGENDA - SÍMBOLOS					
	EXTINTOR INCÊNDIO PQS		CAMINHO SER PERCORRIDO PARA A SAÍDA		PONTO DE ENCONTRO
					VOCÊ ESTÁ AQUI



ASSOCIAÇÃO DOS MUNICÍPIOS DA REGIÃO DA FOZ DO RIO ITAJAÍ
Rua Luiz Lopes Gonzaga, 1655 - Bairro São Vicente - CEP 88309-421 - Itajaí-SC - CREA-SC 050.968-0
www.amfri.org.br amfri@amfri.org.br engenharia@amfri.org.br

Prefeitura Municipal de Balneário Camboriú
Estado de Santa Catarina


UNIDADE DE PRONTO ATENDIMENTO 24H - PORTE 1
Rua Israel, 205 - Bairro das Nações

PREVENTIVO CONTRA INCÊNDIO
Plano de Emergência - PE03

Documento assinado digitalmente
gov.br ALICE SIMONE FRAINER GRAF
Data: 17/02/2025 13:53:19-0300
Verifique em <https://validar.iti.gov.br>

Responsável Técnico

Alice Simone Frainer Graf
Arquiteta e Urbanista - CAU-SC A 1613936

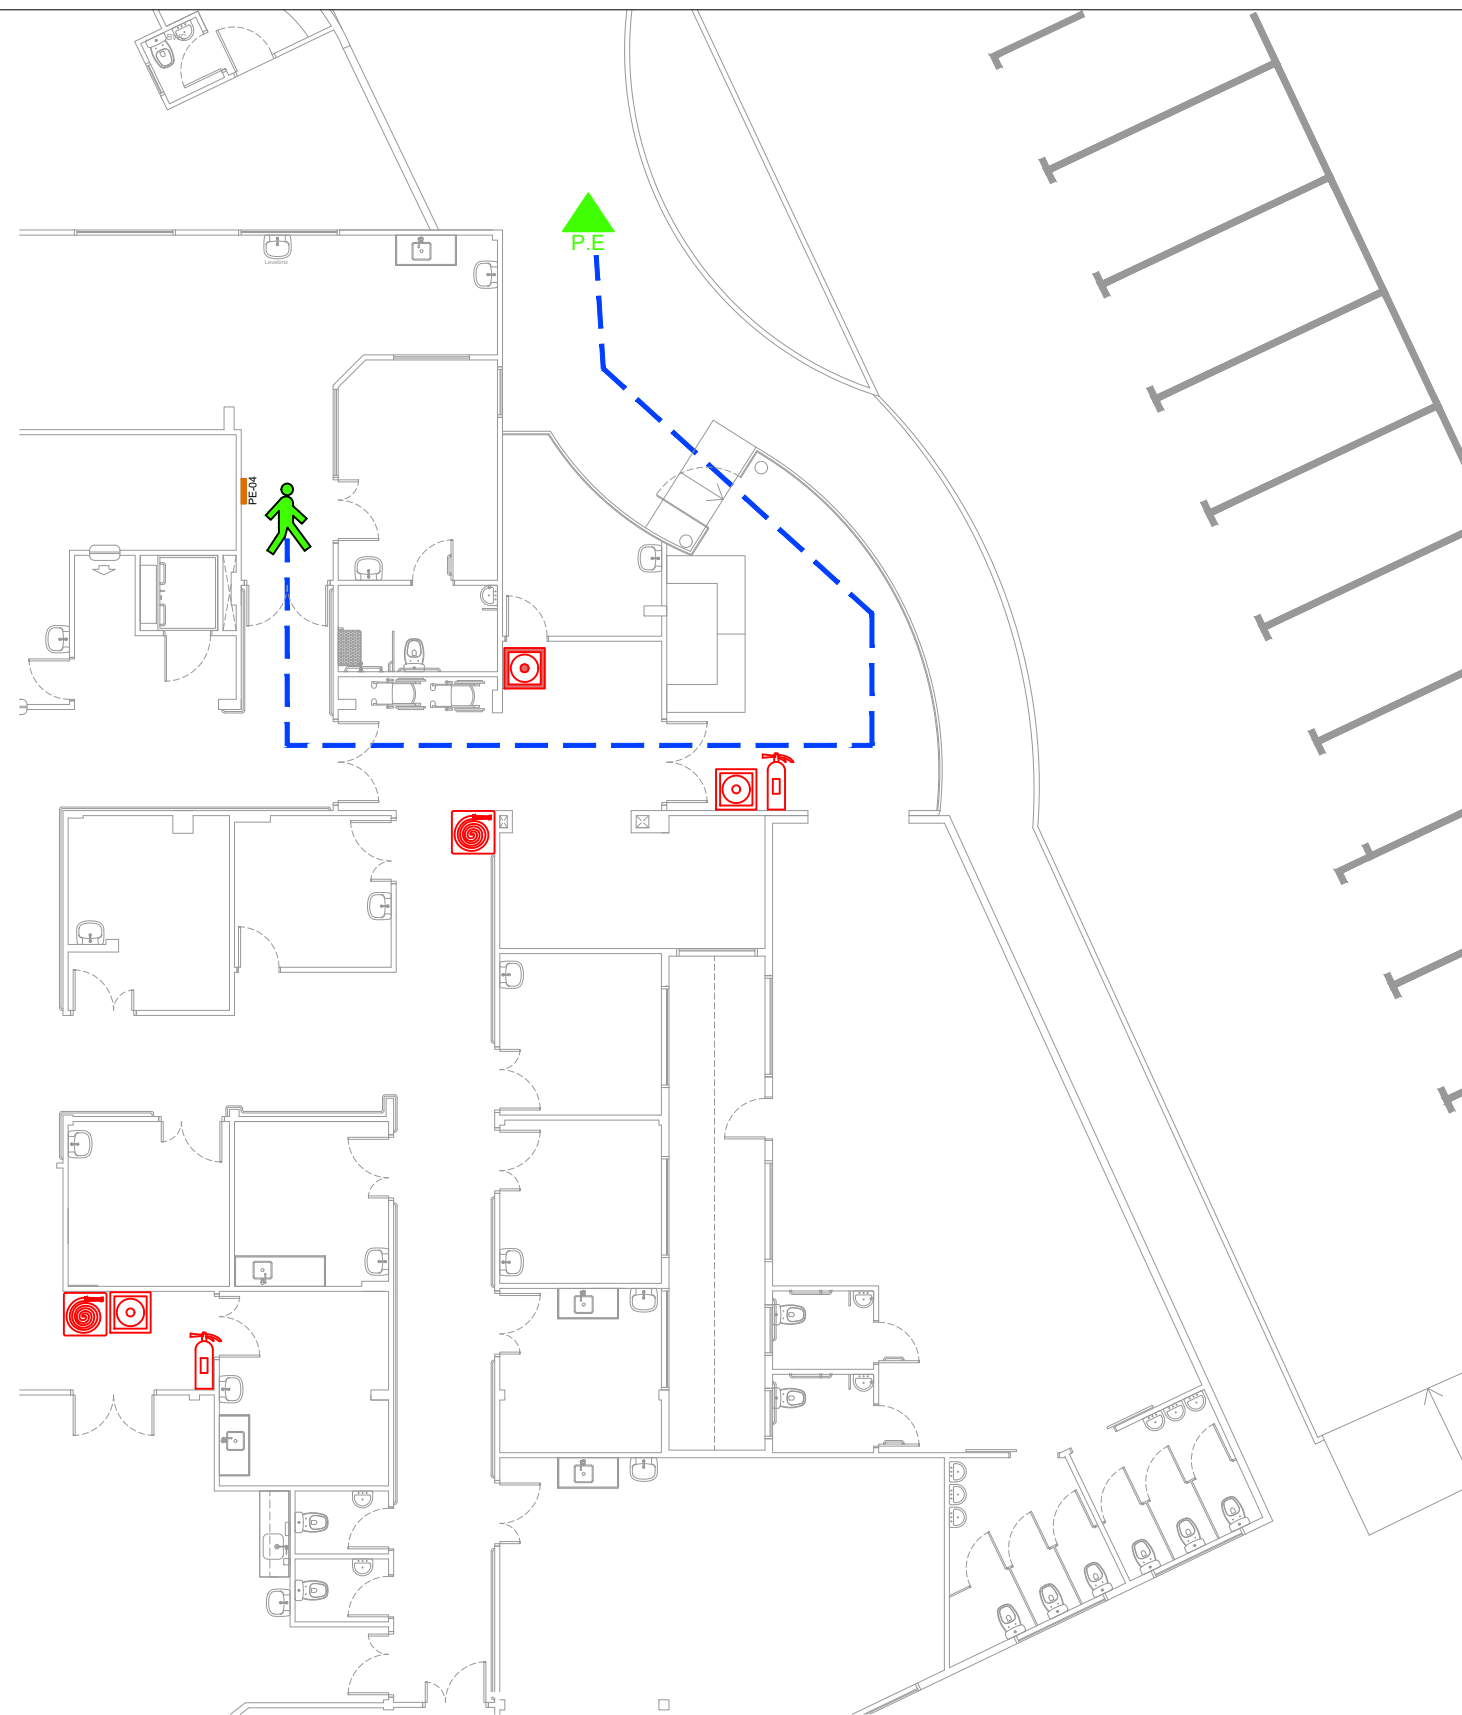

PLANTA BAIXA TÉRREO

ESCALA 1/75

LEGENDA - SÍMBOLOS					
	EXTINTOR INCÊNDIO PQS		CAMINHO SER PERCORRIDO PARA A SAÍDA		PONTO DE ENCONTRO
					VOCÊ ESTÁ AQUI



ASSOCIAÇÃO DOS MUNICÍPIOS DA REGIÃO DA FOZ DO RIO ITAJAÍ
Rua Luiz Lopes Gonzaga, 1655 - Bairro São Vicente - CEP 88309-421 - Itajaí-SC - CREA-SC 050.968-0
www.amfri.org.br amfri@amfri.org.br engenharia@amfri.org.br

Prefeitura Municipal de Balneário Camboriú
Estado de Santa Catarina


UNIDADE DE PRONTO ATENDIMENTO 24H - PORTE 1
Rua Israel, 205 - Bairro das Nações

PREVENTIVO CONTRA INCÊNDIO
Plano de Emergência - PE04

Documento assinado digitalmente
 ALICE SIMONE FRAINER GRAF
Data: 17/02/2025 13:53:19-0300
Verifique em <https://validar.iti.gov.br>

Responsável Técnico

Alice Simone Frainer Graf
Arquiteta e Urbanista - CAU-SC A 1613936

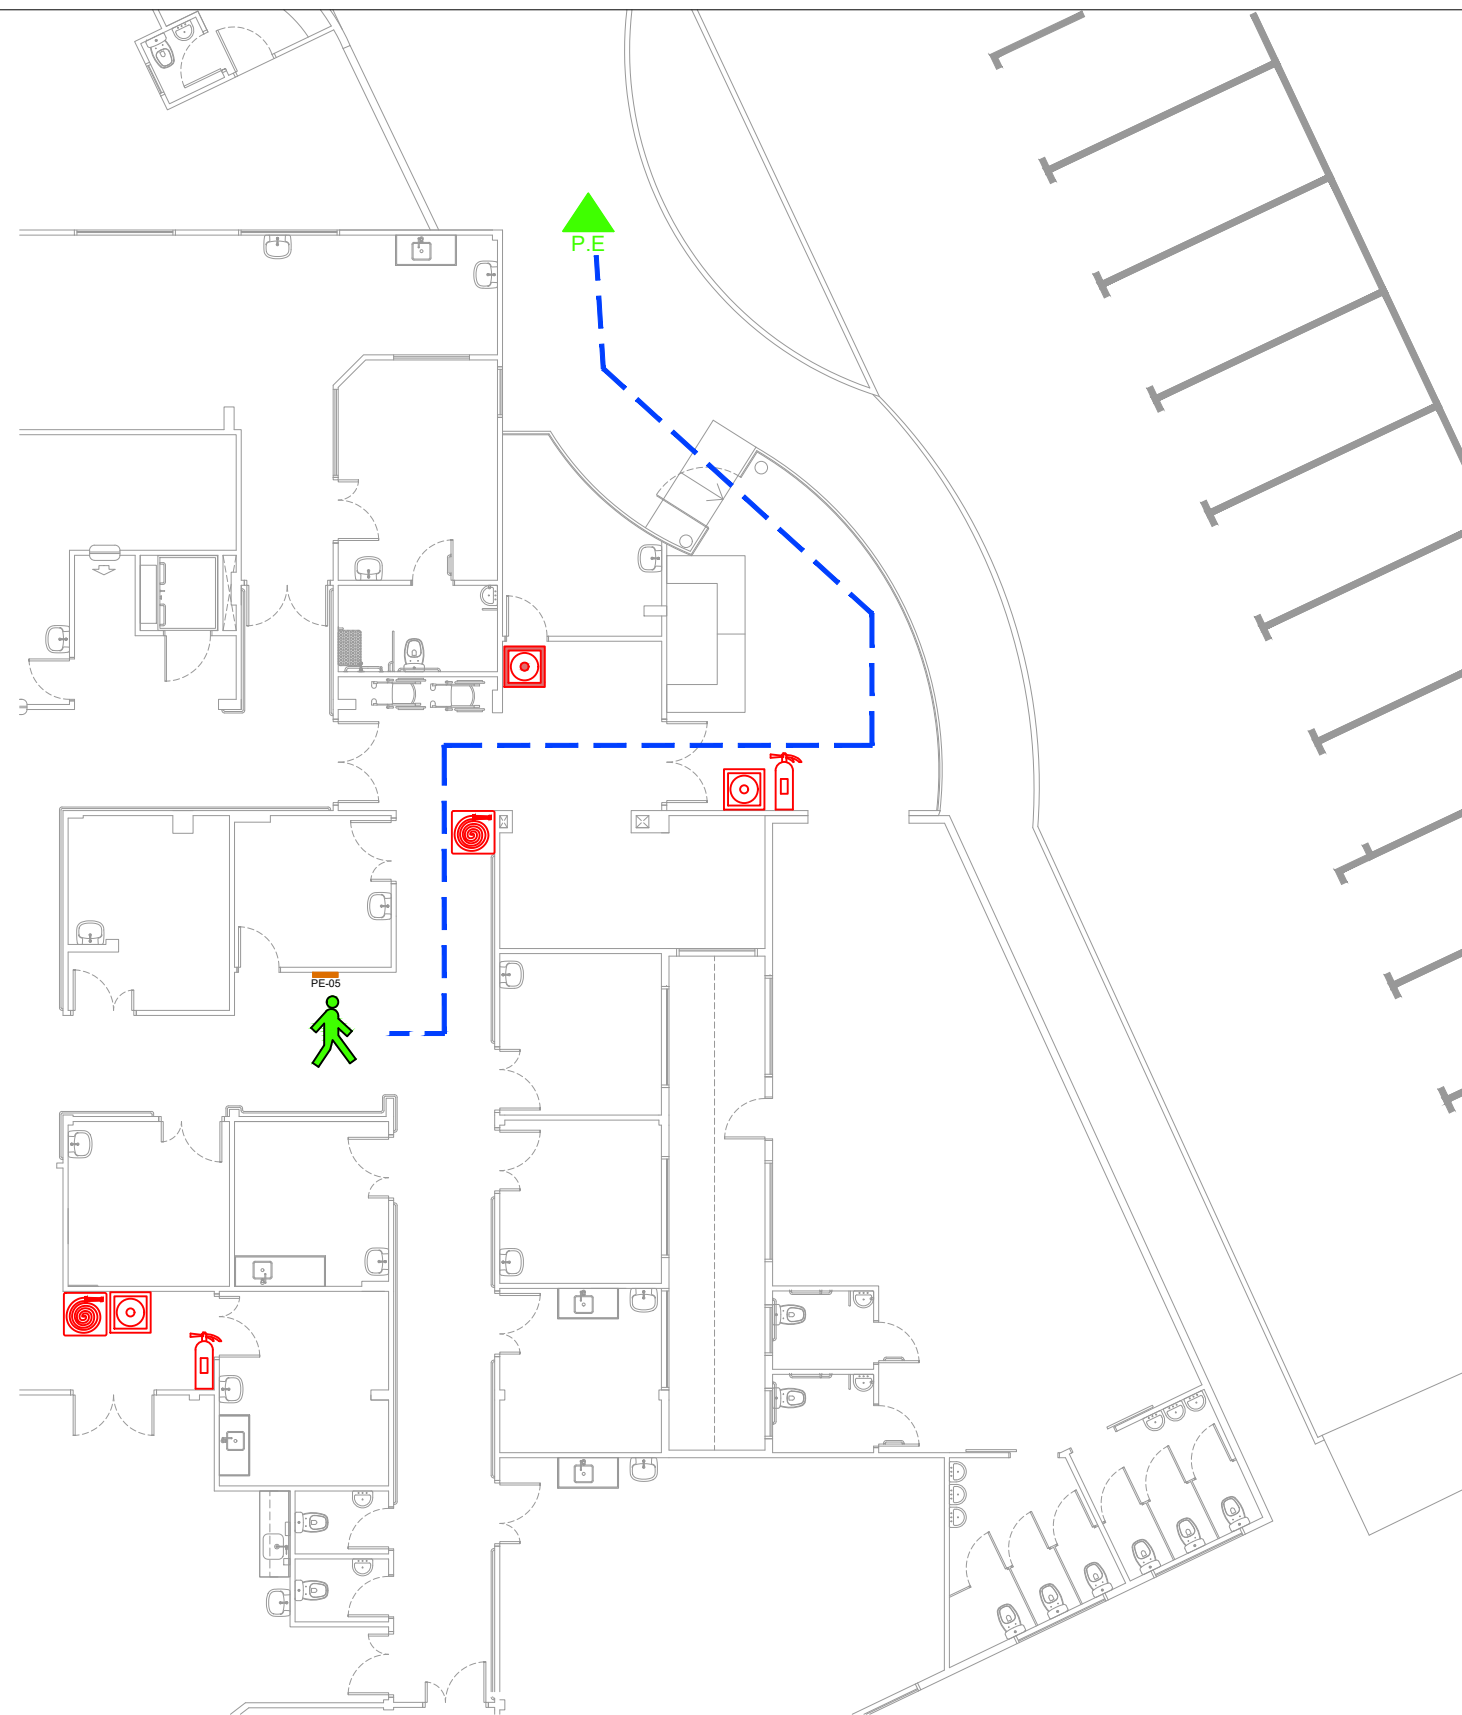

PLANTA BAIXA TÉRREO

ESCALA 1/75

LEGENDA - SÍMBOLOS					
	EXTINTOR INCÊNDIO PQS		CAMINHO SER PERCORRIDO PARA A SAÍDA		PONTO DE ENCONTRO
					VOCÊ ESTÁ AQUI



ASSOCIAÇÃO DOS MUNICÍPIOS DA REGIÃO DA FOZ DO RIO ITAJAÍ
Rua Luiz Lopes Gonzaga, 1655 - Bairro São Vicente - CEP 88309-421 - Itajaí-SC - CREA-SC 050.968-0
www.amfri.org.br amfri@amfri.org.br engenharia@amfri.org.br

Prefeitura Municipal de Balneário Camboriú
Estado de Santa Catarina


UNIDADE DE PRONTO ATENDIMENTO 24H - PORTE 1
Rua Israel, 205 - Bairro das Nações

PREVENTIVO CONTRA INCÊNDIO
Plano de Emergência - PE05

Documento assinado digitalmente
gov.br ALICE SIMONE FRAINER GRAF
Data: 17/02/2025 13:53:19-0300
Verifique em <https://validar.iti.gov.br>

Responsável Técnico

Alice Simone Frainer Graf
Arquiteta e Urbanista - CAU-SC A 1613936

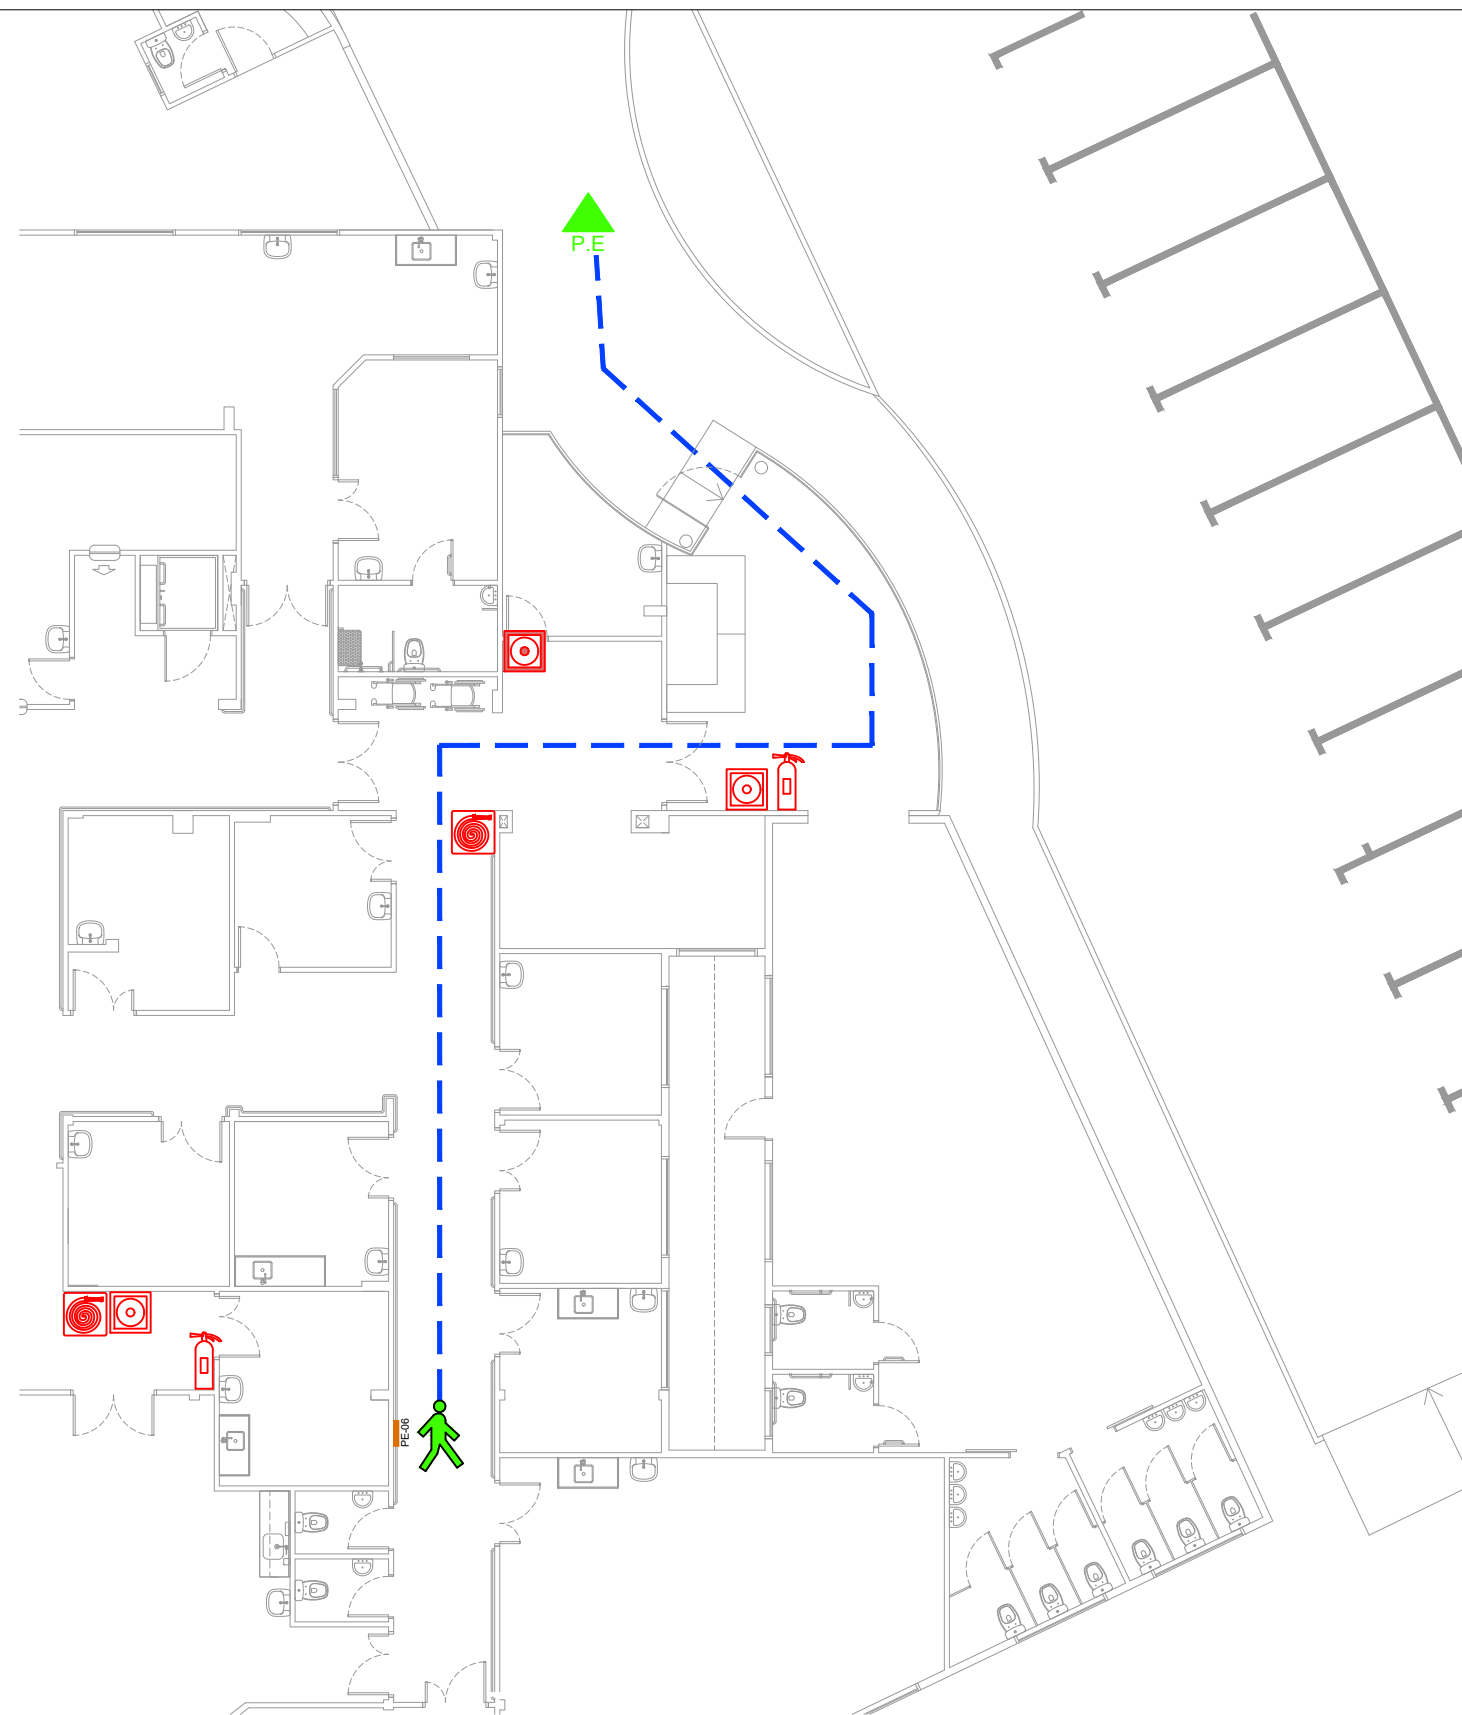

PLANTA BAIXA TÉRREO

ESCALA 1/75

LEGENDA - SÍMBOLOS					
	EXTINTOR INCÊNDIO PQS		CAMINHO SER PERCORRIDO PARA A SAÍDA		PONTO DE ENCONTRO P.E.
			VOCÊ ESTÁ AQUI		



ASSOCIAÇÃO DOS MUNICÍPIOS DA REGIÃO DA FOZ DO RIO ITAJAÍ
Rua Luiz Lopes Gonzaga, 1655 - Bairro São Vicente - CEP 88309-421 - Itajaí-SC - CREA-SC 050.968-0
www.amfri.org.br amfri@amfri.org.br engenharia@amfri.org.br

Prefeitura Municipal de Balneário Camboriú
Estado de Santa Catarina


UNIDADE DE PRONTO ATENDIMENTO 24H - PORTE 1
Rua Israel, 205 - Bairro das Nações

PREVENTIVO CONTRA INCÊNDIO
Plano de Emergência - PE06

Documento assinado digitalmente
gov.br ALICE SIMONE FRAINER GRAF
Data: 17/02/2025 13:53:19-0300
Verifique em <https://validar.iti.gov.br>

Responsável Técnico

Alice Simone Frainer Graf
Arquiteta e Urbanista - CAU-SC A 1613936

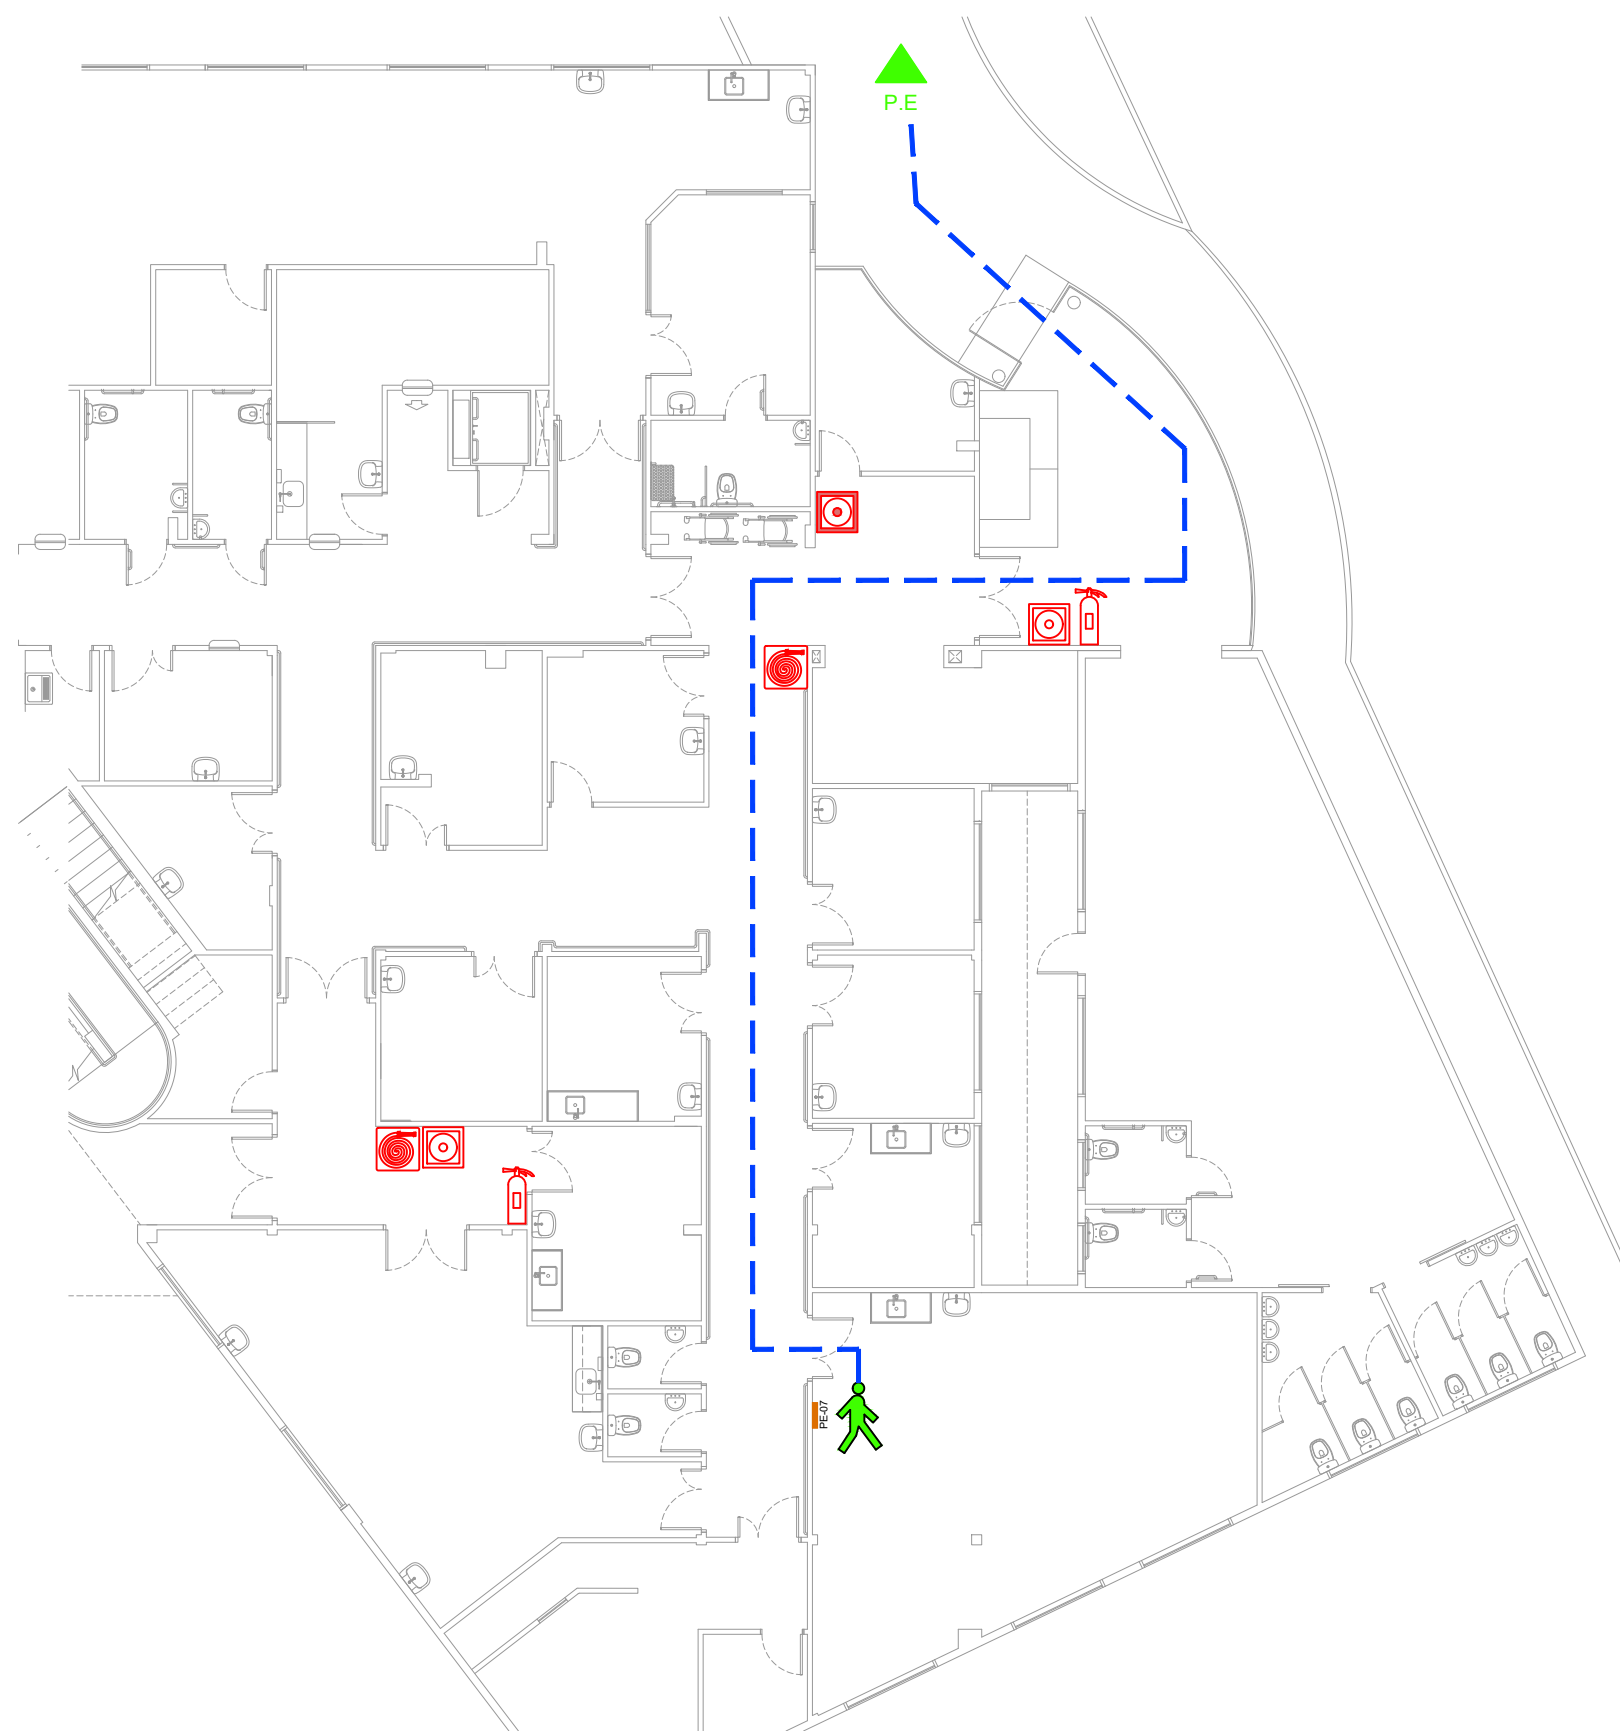

PLANTA BAIXA TÉRREO

ESCALA 1/75

LEGENDA - SÍMBOLOS					
	EXTINTOR INCÊNDIO PQS		CAMINHO SER PERCORRIDO PARA A SAÍDA		PONTO DE ENCONTRO
					VOCÊ ESTÁ AQUI



ASSOCIAÇÃO DOS MUNICÍPIOS DA REGIÃO DA FOZ DO RIO ITAJAÍ
Rua Luiz Lopes Gonzaga, 1655 - Bairro São Vicente - CEP 88309-421 - Itajaí-SC - CREA-SC 050.968-0
www.amfri.org.br amfri@amfri.org.br engenharia@amfri.org.br

Prefeitura Municipal de Balneário Camboriú
Estado de Santa Catarina


UNIDADE DE PRONTO ATENDIMENTO 24H - PORTE 1
Rua Israel, 205 - Bairro das Nações

PREVENTIVO CONTRA INCÊNDIO
Plano de Emergência - PE07

Documento assinado digitalmente
ALICE SIMONE FRAINER GRAF
Data: 17/02/2025 13:56:47-0300
Verifique em <https://validar.itl.gov.br>

Responsável Técnico

Alice Simone Frainer Graf
Arquiteta e Urbanista - CAU-SC A 1613936

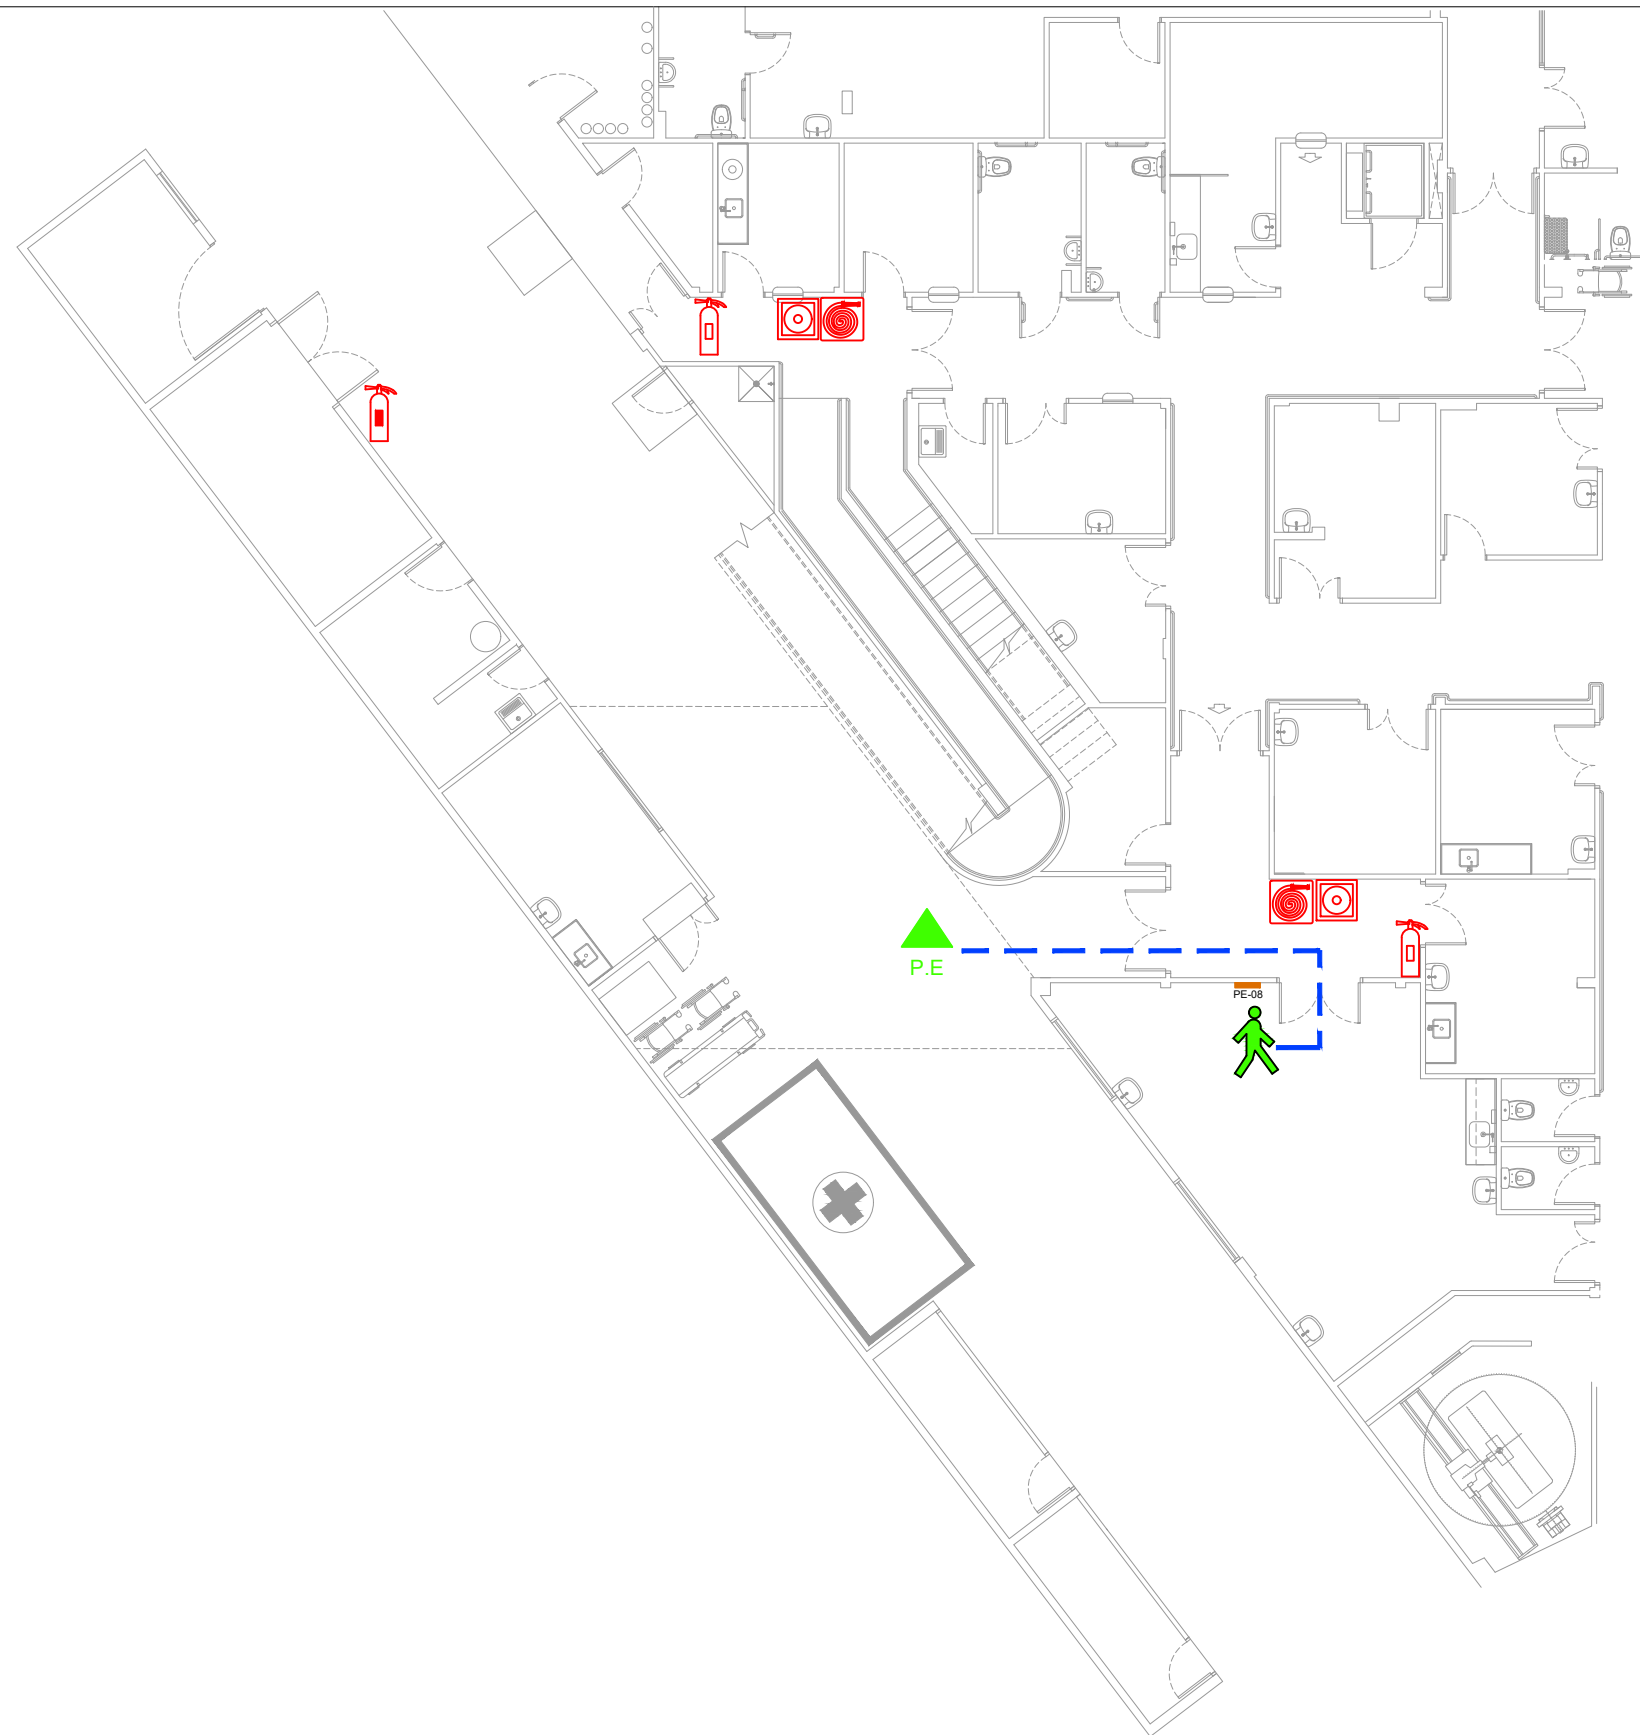

PLANTA BAIXA TÉRREO

ESCALA 1/75

LEGENDA - SÍMBOLOS					
	EXTINTOR INCÊNDIO PQS		CAMINHO SER PERCORRIDO PARA A SAÍDA		PONTO DE ENCONTRO
					VOCÊ ESTÁ AQUI



ASSOCIAÇÃO DOS MUNICÍPIOS DA REGIÃO DA FOZ DO RIO ITAJAÍ
Rua Luiz Lopes Gonzaga, 1655 - Bairro São Vicente - CEP 88309-421 - Itajaí-SC - CREA-SC 050.968-0
www.amfri.org.br amfri@amfri.org.br engenharia@amfri.org.br

Prefeitura Municipal de Balneário Camboriú
Estado de Santa Catarina

UNIDADE DE PRONTO ATENDIMENTO 24H - PORTE 1
Rua Israel, 205 - Bairro das Nações

PREVENTIVO CONTRA INCÊNDIO
Plano de Emergência - PE08

Documento assinado digitalmente
gov.br ALICE SIMONE FRAINER GRAF
Data: 17/02/2025 13:56:47-0300
Verifique em <https://validar.iti.gov.br>

Responsável Técnico

Alice Simone Frainer Graf
Arquiteta e Urbanista - CAU-SC A 1613936



PLANTA BAIXA SUPERIOR
ESCALA 1/75

LEGENDA - SÍMBOLOS

	EXTINTOR INCÊNDIO PQS		CAMINHO SER PERCORRIDO PARA A SAÍDA		PONTO DE ENCONTRO		VOCÊ ESTÁ AQUI
--	-----------------------	--	-------------------------------------	--	-------------------	--	----------------

Documento assinado digitalmente
gov.br ALICE SIMONE FRAINER GRAF
Data: 17/02/2025 13:56:47-0300
Verifique em <https://validar.iti.gov.br>



ASSOCIAÇÃO DOS MUNICÍPIOS DA REGIÃO DA FOZ DO RIO ITAJAÍ
Rua Luiz Lopes Gonzaga, 1655 - Bairro São Vicente - CEP 88309-421 - Itajaí-SC - CREA-SC 050.968-0
www.amfri.org.br amfri@amfri.org.br engenharia@amfri.org.br

Prefeitura Municipal de Balneário Camboriú
Estado de Santa Catarina

UNIDADE DE PRONTO ATENDIMENTO 24H - PORTE 1
Rua Israel, 205 - Bairro das Nações

PREVENTIVO CONTRA INCÊNDIO
Plano de Emergência - PE09

Responsável Técnico

Alice Simone Frainer Graf
Arquiteta e Urbanista - CAU-SC A 1613936



PLANTA BAIXA SUPERIOR
ESCALA 1/75

LEGENDA - SÍMBOLOS

EXTINTOR
INCÊNDIO PQS

CAMINHO
SER PERCORRIDO
PARA A SAÍDA

P.E.

PONTO DE ENCONTRO

VOCÊ ESTÁ AQUI



ASSOCIAÇÃO DOS MUNICÍPIOS DA REGIÃO DA FOZ DO RIO ITAJAÍ
Rua Luiz Lopes Gonzaga, 1655 - Bairro São Vicente - CEP 88309-421 - Itajaí-SC - CREA-SC 050.968-0
www.amfri.org.br amfri@amfri.org.br engenharia@amfri.org.br

Prefeitura Municipal de Balneário Camboriú
Estado de Santa Catarina

UNIDADE DE PRONTO ATENDIMENTO 24H - PORTE 1
Rua Israel, 205 - Bairro das Nações

PREVENTIVO CONTRA INCÊNDIO
Plano de Emergência - PE10

Documento assinado digitalmente
 ALICE SIMONE FRAINER GRAF
Data: 17/02/2025 13:56:47-0300
Verifique em <https://validar.itl.gov.br>

Responsável Técnico

Alice Simone Frainer Graf
Arquiteta e Urbanista - CAU-SC A 1613936



PLANTA BAIXA SUPERIOR
ESCALA 1/75

LEGENDA - SÍMBOLOS

	EXTINTOR INCÊNDIO PQS		CAMINHO SER PERCORRIDO PARA A SAÍDA		P.E.		VOCÊ ESTÁ AQUI
---	-----------------------	---	-------------------------------------	---	------	---	----------------

Documento assinado digitalmente
gov.br ALICE SIMONE FRAINER GRAF
Data: 17/02/2025 13:56:47-0300
Verifique em <https://validar.itu.gov.br>



ASSOCIAÇÃO DOS MUNICÍPIOS DA REGIÃO DA FOZ DO RIO ITAJAÍ
Rua Luiz Lopes Gonzaga, 1655 - Bairro São Vicente - CEP 88309-421 - Itajaí-SC - CREA-SC 050.968-0
www.amfri.org.br amfri@amfri.org.br engenharia@amfri.org.br

Prefeitura Municipal de Balneário Camboriú
Estado de Santa Catarina

UNIDADE DE PRONTO ATENDIMENTO 24H - PORTE 1
Rua Israel, 205 - Bairro das Nações

PREVENTIVO CONTRA INCÊNDIO
Plano de Emergência - PE11

Responsável Técnico

Alice Simone Frainer Graf
Arquiteta e Urbanista - CAU-SC A 1613936