




Planta Baixa - Pav. Térreo
Escala: 1:75



Planta Baixa - Pav. Superior
Escala: 1:75

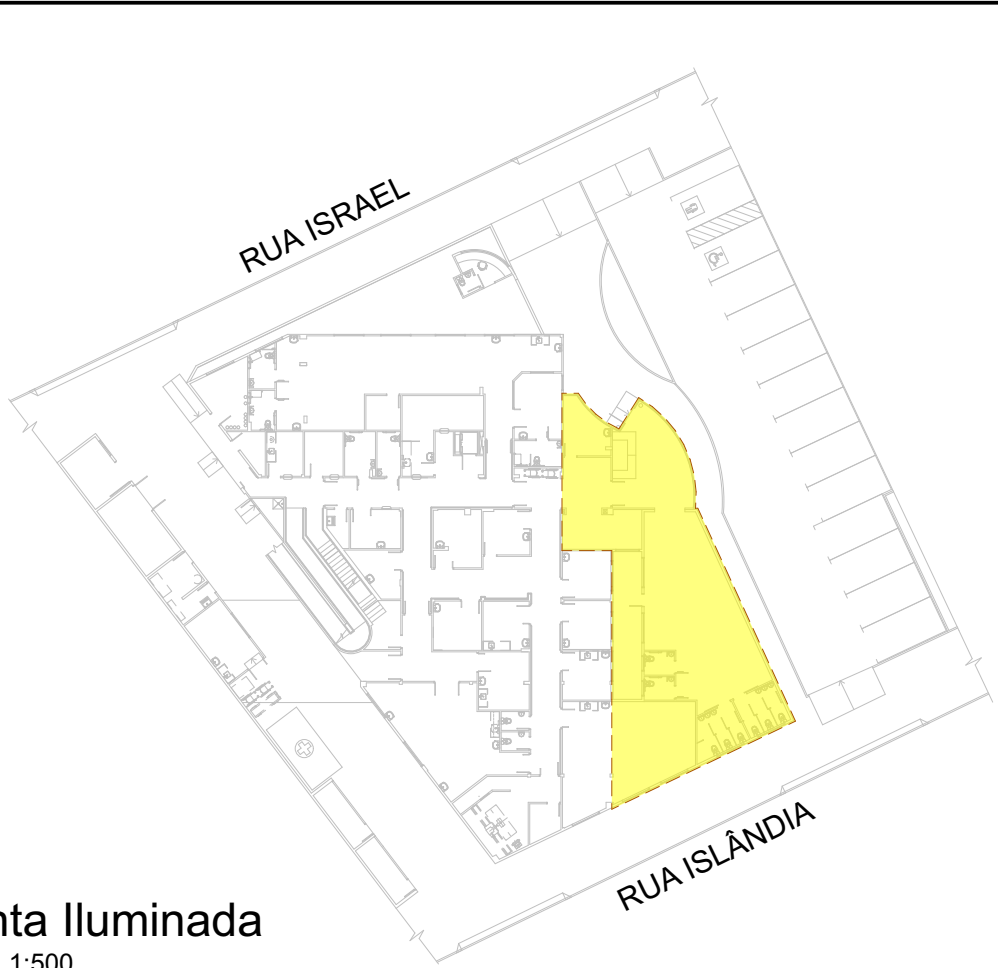

Planta Iluminada
Escala: 1:500



ASSOCIAÇÃO DOS MUNICÍPIOS DA REGIÃO DA FOZ DO RIO ITAJAÍ
Rua Luiz Lopes Gonzaga, 1655 - Bairro São Vicente - CEP 88309-421 - Itajaí-SC - CREA-SC 050.968-0
www.amfri.org.br engenharia@amfri.org.br amfri@amfri.org.br

Prefeitura Municipal de Balneário Camboriú
Estado de Santa Catarina

UNIDADE DE PRONTO ATENDIMENTO 24H - PORTE 1

Código	400-2024
Data	Fev/2025
Desenho	A.Frainer
Projeto	CLIM
Folha	01/01

Projeto
PROJETO DE CLIMATIZAÇÃO

Endereço
Rua Israel, 205 - Bairro das Nações

Conteúdo da Folha
Planta Baixa - Pav. Térreo, Planta Baixa - Pav. Superior

Prefeitura Municipal
Juliana Pavan Von Borstel
Prefeita Municipal

Responsável Técnico
Alice Simone Frainer Graf
Arquiteta e Urbanista - CAU/SC A161.393-6