



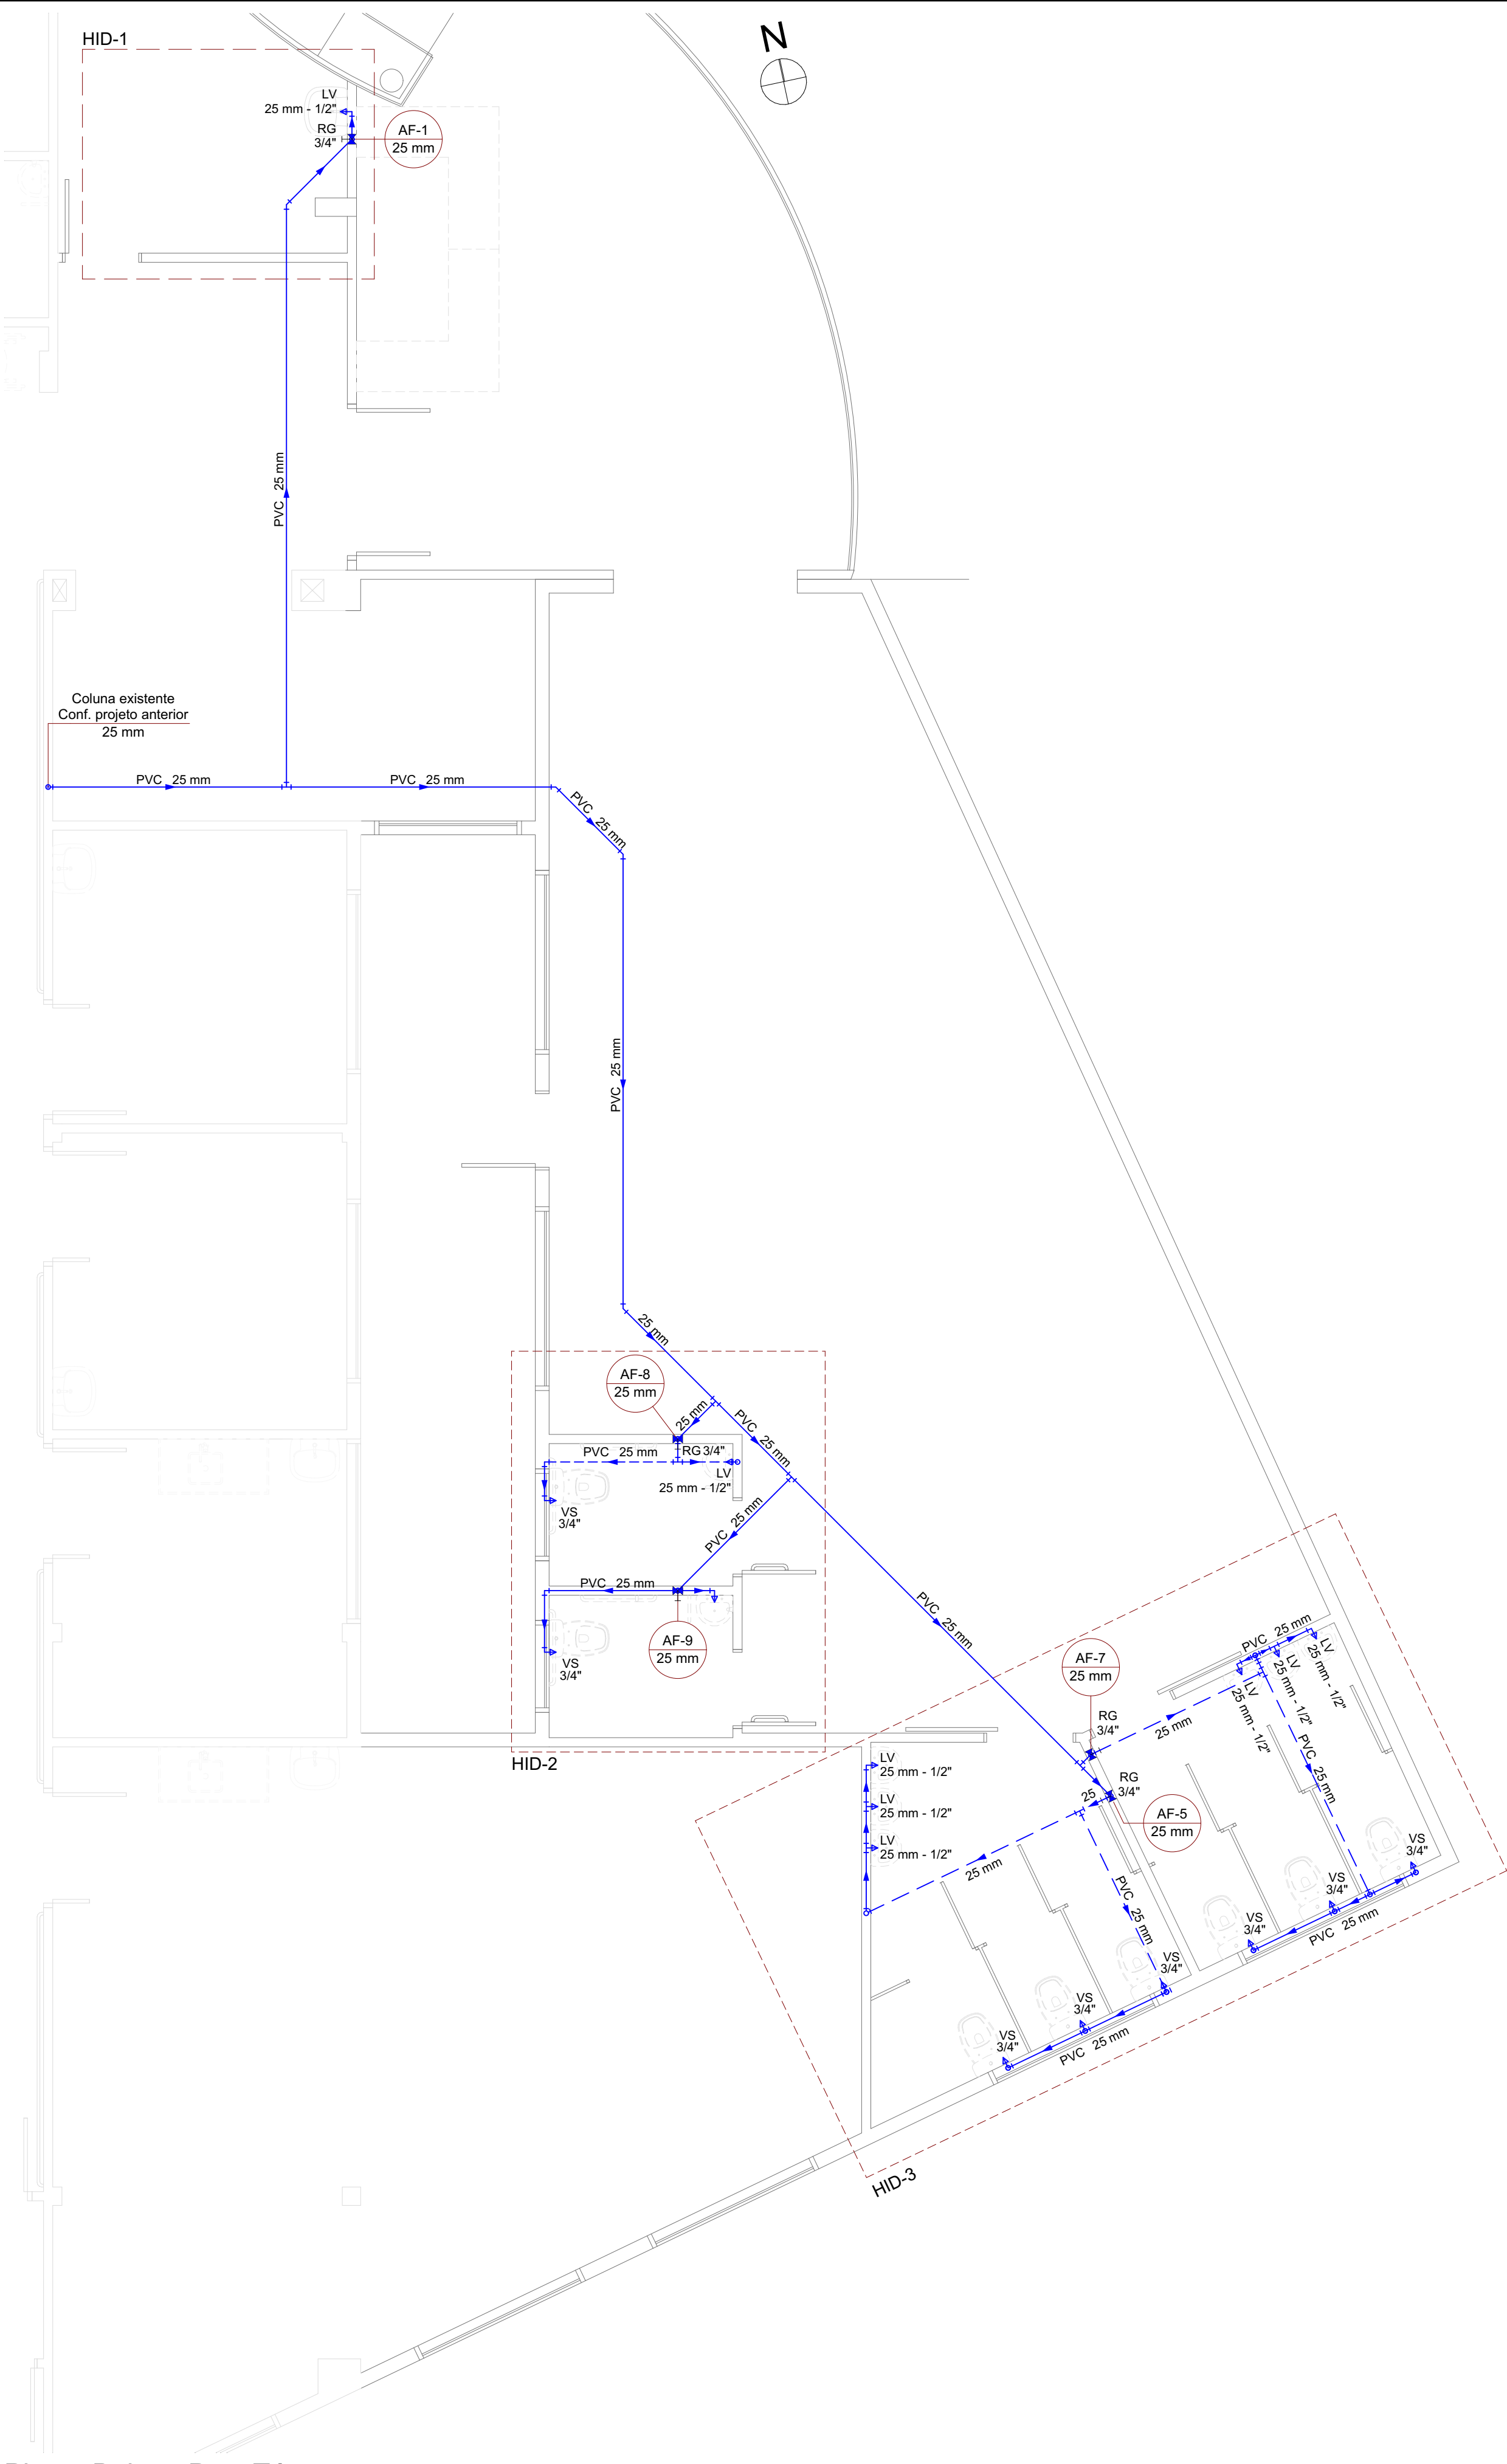

Planta Baixa - Pav. Térreo

Escala: 1:50

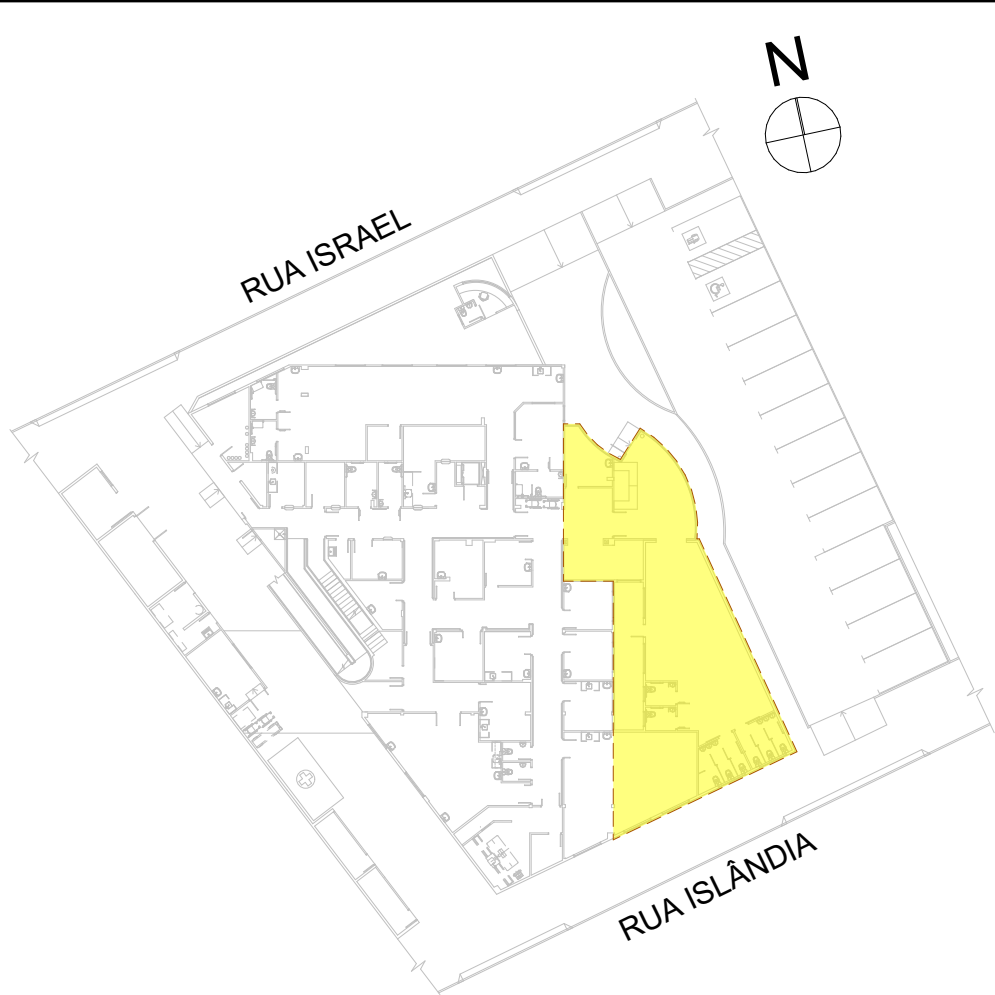

Planta Iluminada

Escala: 1:500

LEGENDA	
SÍMBOLOS	DESCRIÇÃO
	Tubulação Água Fria passando pelo forro/parede
	Tubulação Água Fria embutida no piso
AF	Coluna de Água Fria
RG	Registro de Gaveta

0	Emissão Inicial	02/2025	ES
AÇÃO	DESCRIÇÃO	DATA	RESPONSÁVEL



ASSOCIAÇÃO DOS MUNICÍPIOS DA REGIÃO DA FOZ DO RIO ITAJAÍ
Rua Luiz Lopes Gonzaga, 1655 - Bairro São Vicente - CEP 88309-421 - Itajaí-SC - CREA-SC 050.968-0
www.amfri.org.br engenharia@amfri.org.br amfri@amfri.org.br

Prefeitura Municipal de Balneário Camboriú
Estado de Santa Catarina

Código
400-2024

UNIDADE DE PRONTO ATENDIMENTO 24H - PORTE 1

Data
Fev/2025
Desenho
Gabriel Oliveira

Projeto
PROJETO HIDROSSANITÁRIO
Endereço
Rua Israel, 205 - Bairro das Nações


Conteúdo da Folha
Planta Baixa - Pav. Térreo

Projeto
HID
Folha
01/04


Prefeitura Municipal
Juliana Pavan Von Borstel
Prefeita Municipal

Responsável Técnico
Documento assinado digitalmente
ALICE SIMONE FRAINER GRAF
Data: 17/02/2025 13:13:14-0300
Verifique em https://validar.id.gov.br


Arquiteta e Urbanista - CAU/SC A161.393-6

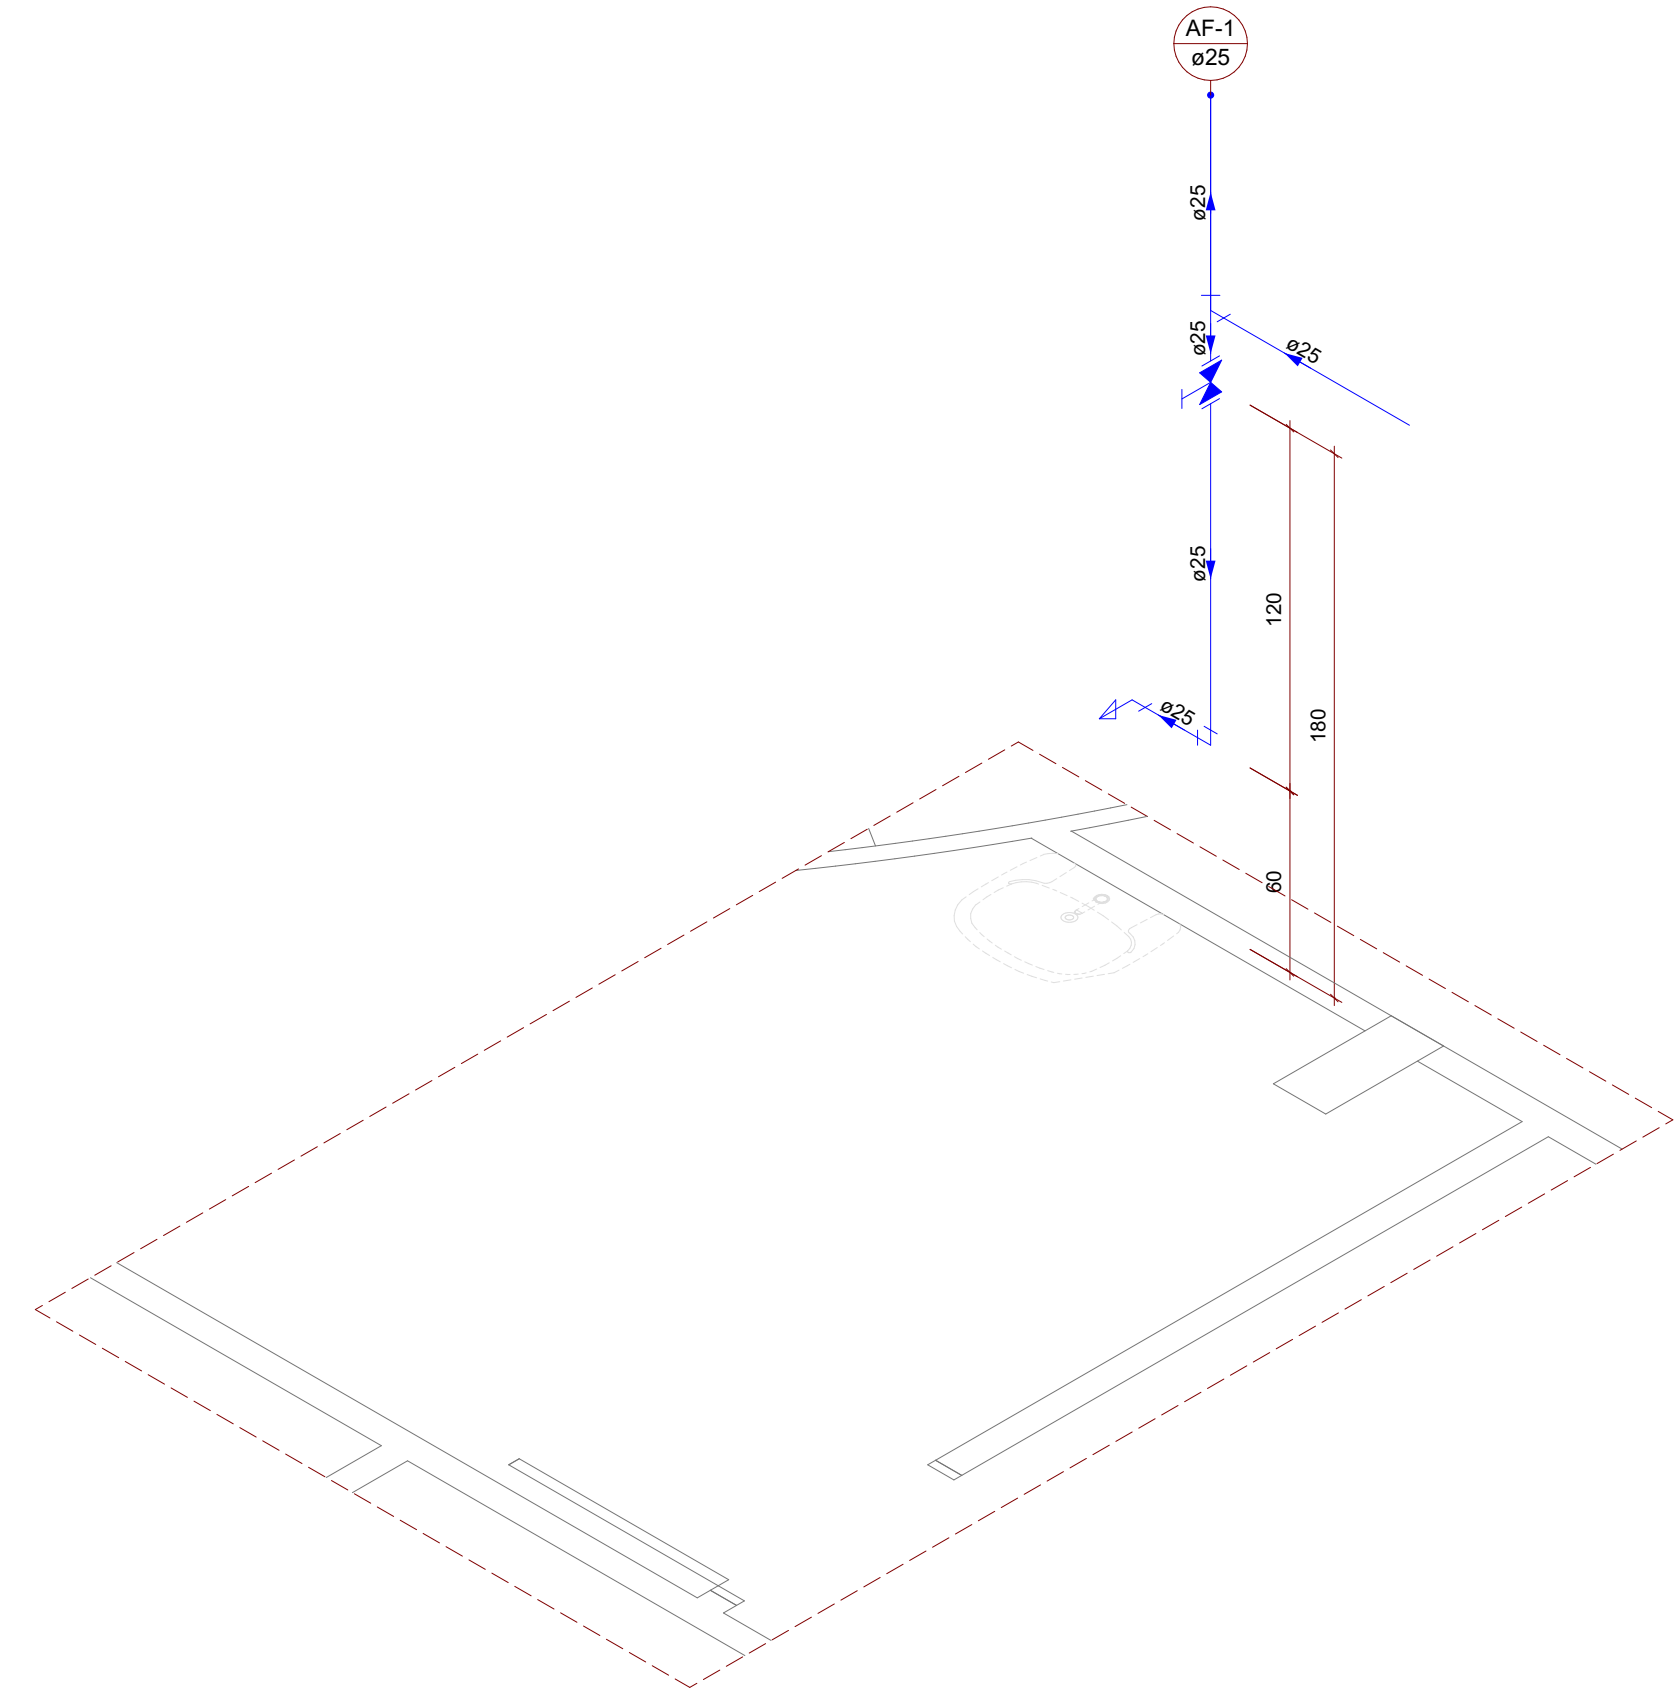

Isométrico: HID-1
Escala: 1:100

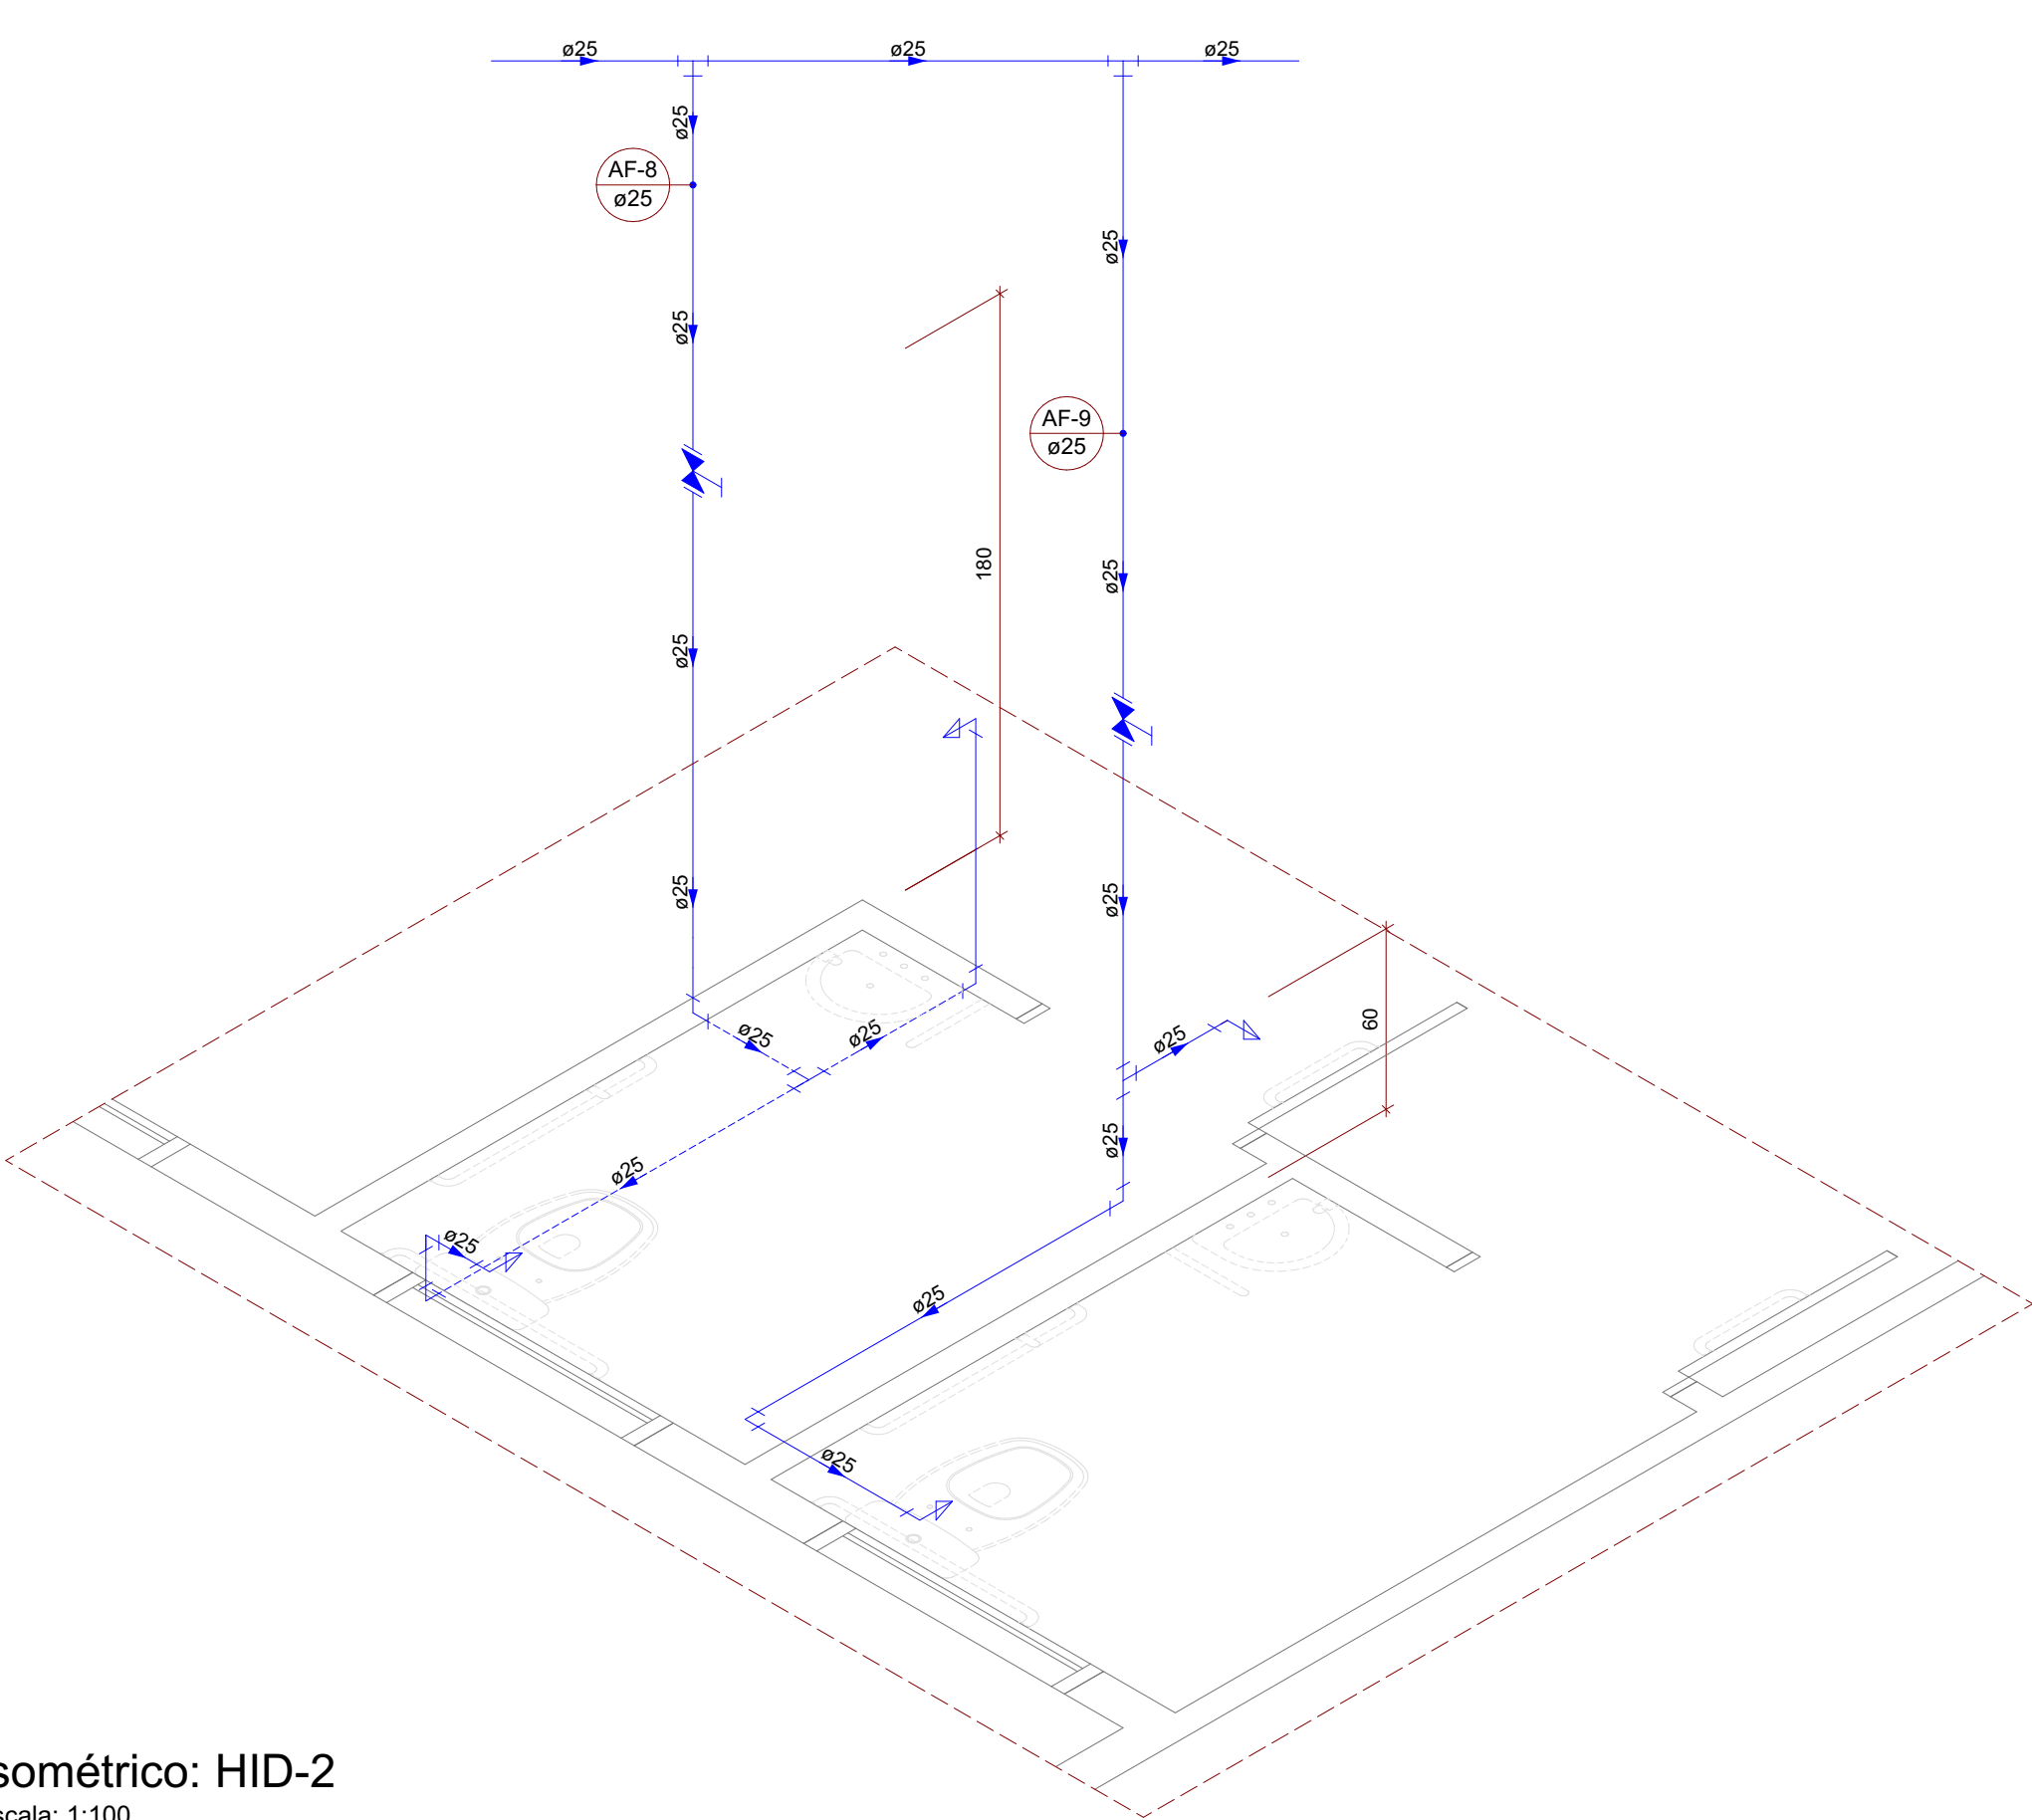

Isométrico: HID-2
Escala: 1:100

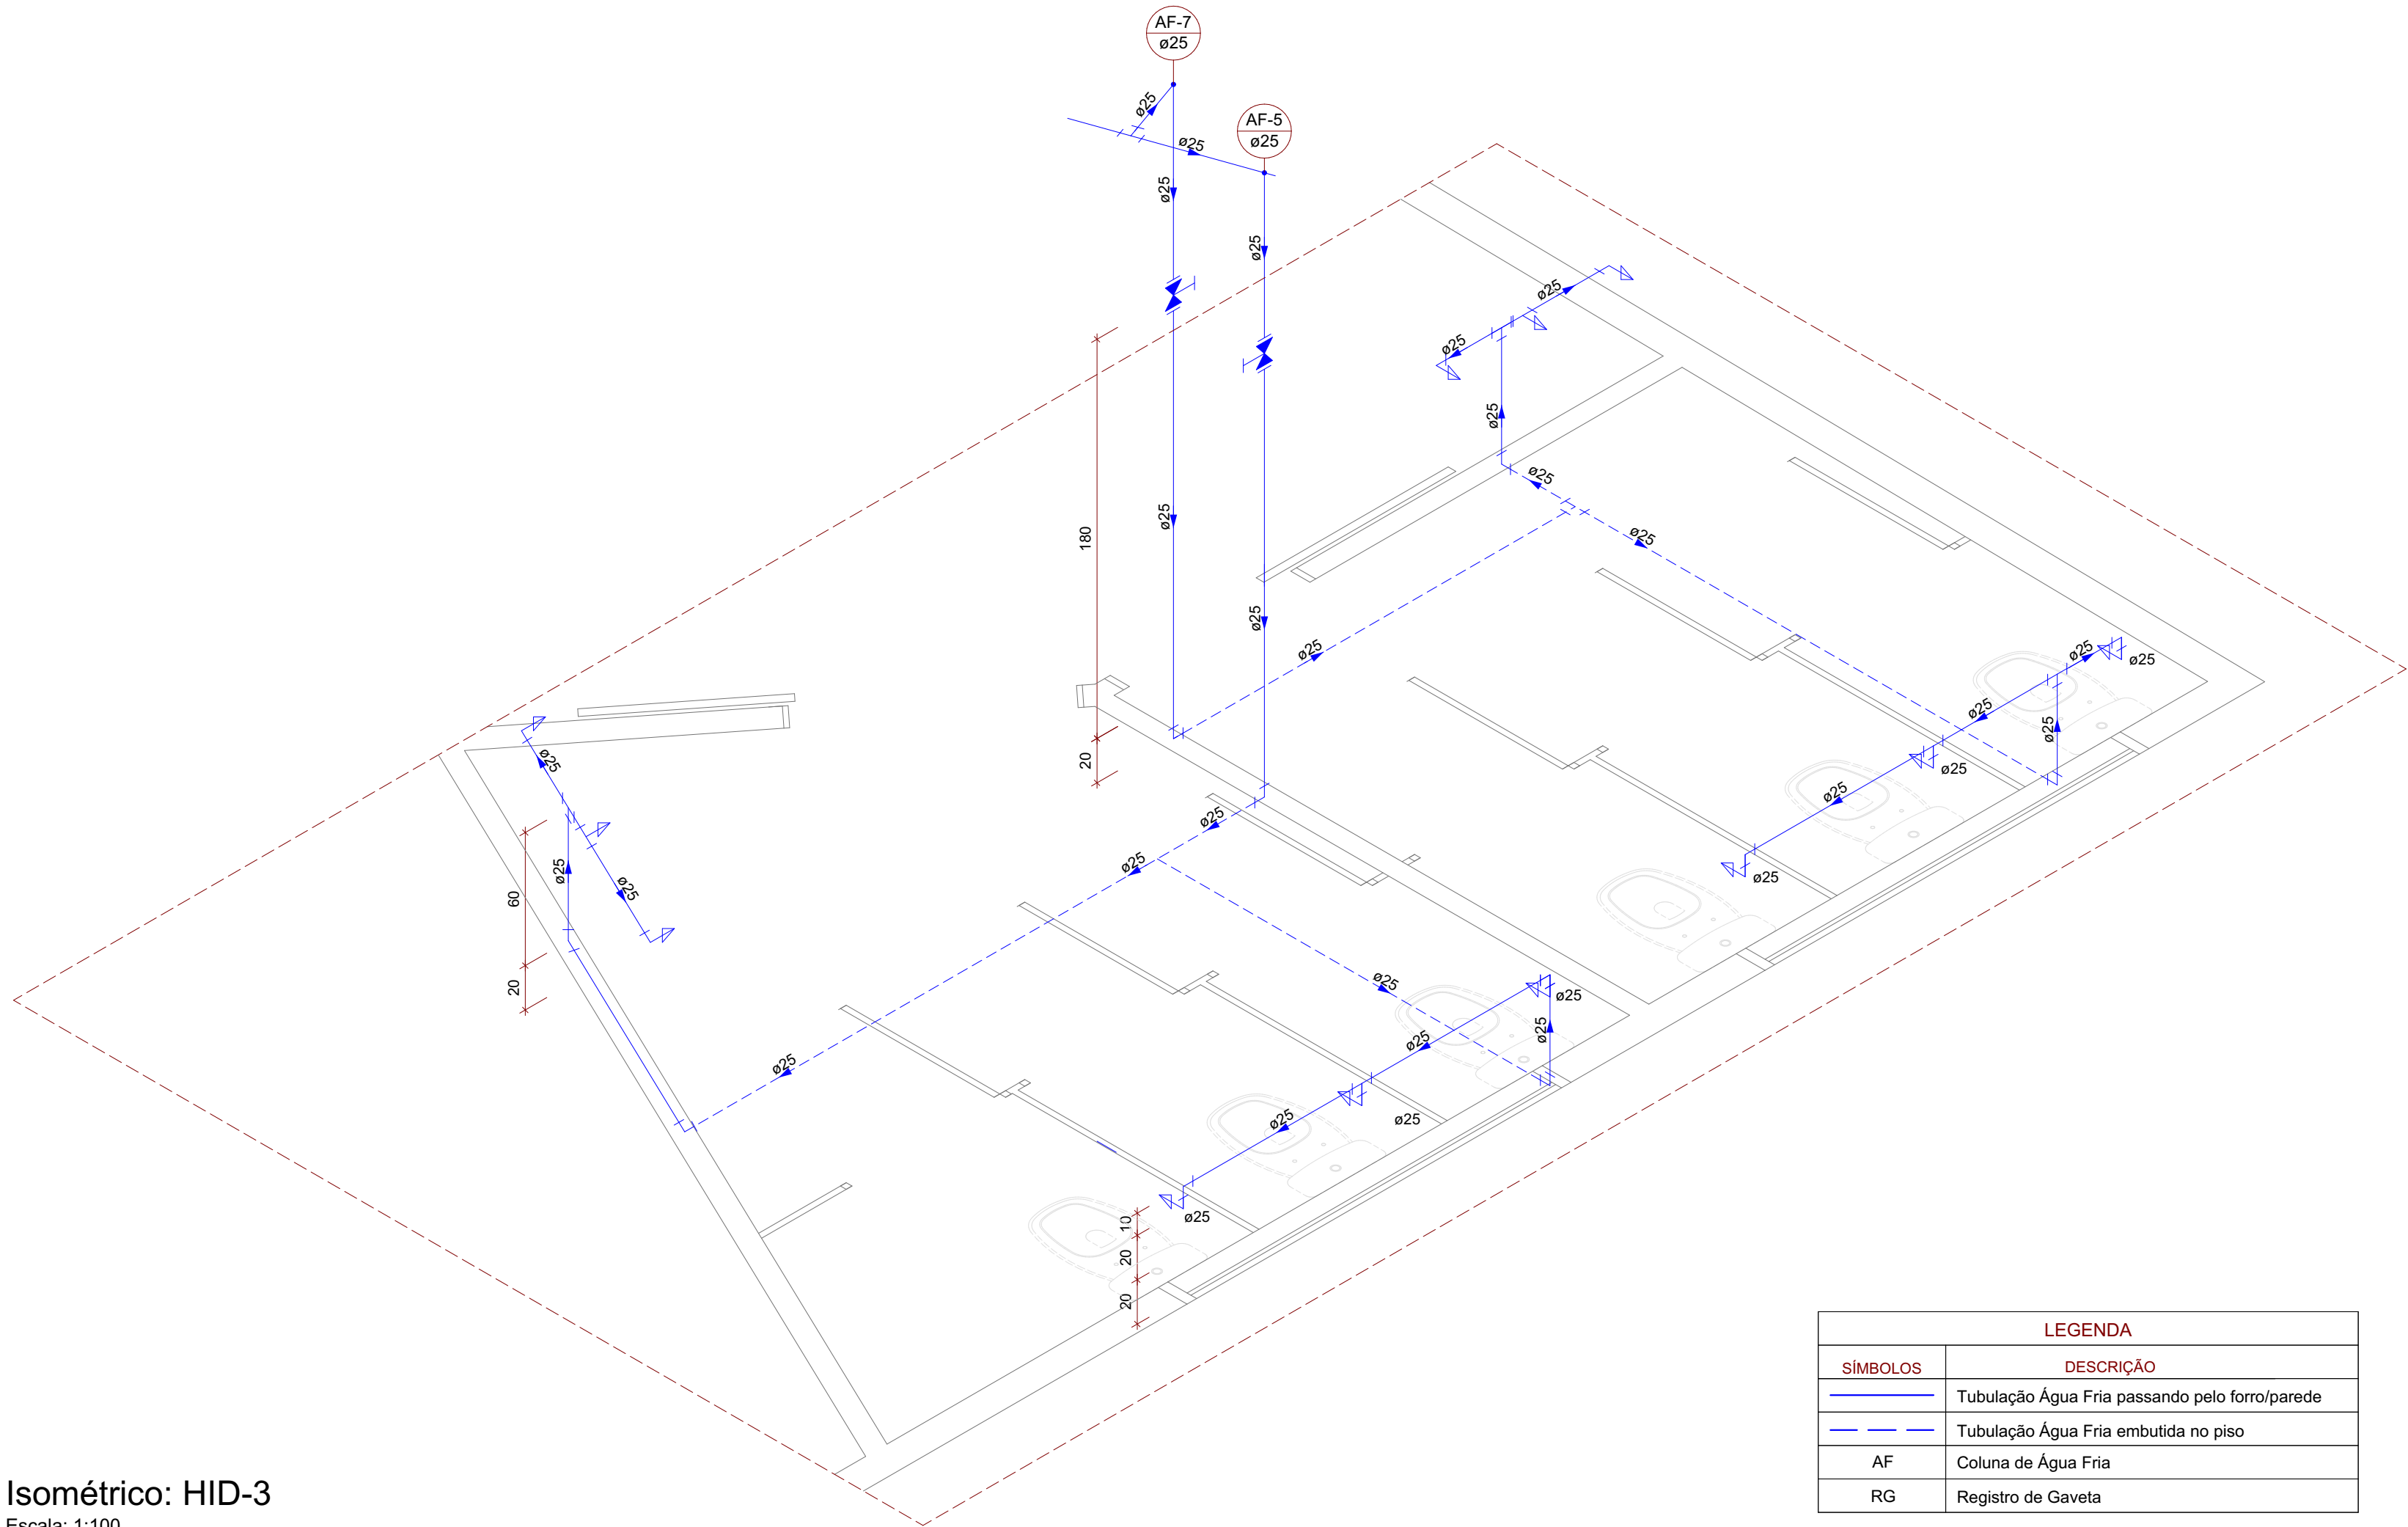

Isométrico: HID-3
Escala: 1:100

LEGENDA	
SÍMBOLOS	DESCRIÇÃO
	Tubulação Água Fria passando pelo forro/parede
	Tubulação Água Fria embutida no piso
AF	Coluna de Água Fria
RG	Registro de Gaveta

0	Emissão Inicial	02/2025	ES
AÇÃO	DESCRIÇÃO	DATA	RESPONSÁVEL



ASSOCIAÇÃO DOS MUNICÍPIOS DA REGIÃO DA FOZ DO RIO ITAJAÍ
Rua Luiz Lopes Gonzaga, 1655 - Bairro São Vicente - CEP 88308-421 - Itajaí-SC - CREA-SC 050.968-0
www.amfri.org.br engenharia@amfri.org.br amfri@amfri.org.br

Prefeitura Municipal de Balneário Camboriú
Estado de Santa Catarina

Código
400-2024

UNIDADE DE PRONTO ATENDIMENTO 24H - PORTE 1

Data
Fev/2025

Projeto
PROJETO HIDROSSANITÁRIO

Conteúdo da Folha
Isométrico: HID-1, Isométrico:
HID-2, Isométrico: HID-3


Desenho
Gabriel Oliveira

Endereço
Rua Israel, 205 - Bairro das Nações

Projeto
HID

Prefeitura Municipal
Juliana Pavan Von Borstel
Prefeita Municipal

Responsável Técnico
Documento assinado digitalmente
ALICE SIMONE FRANKER GRAF
Data: 17/02/2025 13:13:14-0300
Verifique em https://validar.ti.gov.br
Arquiteta e Urbanista - CAU/SC A161.393-6

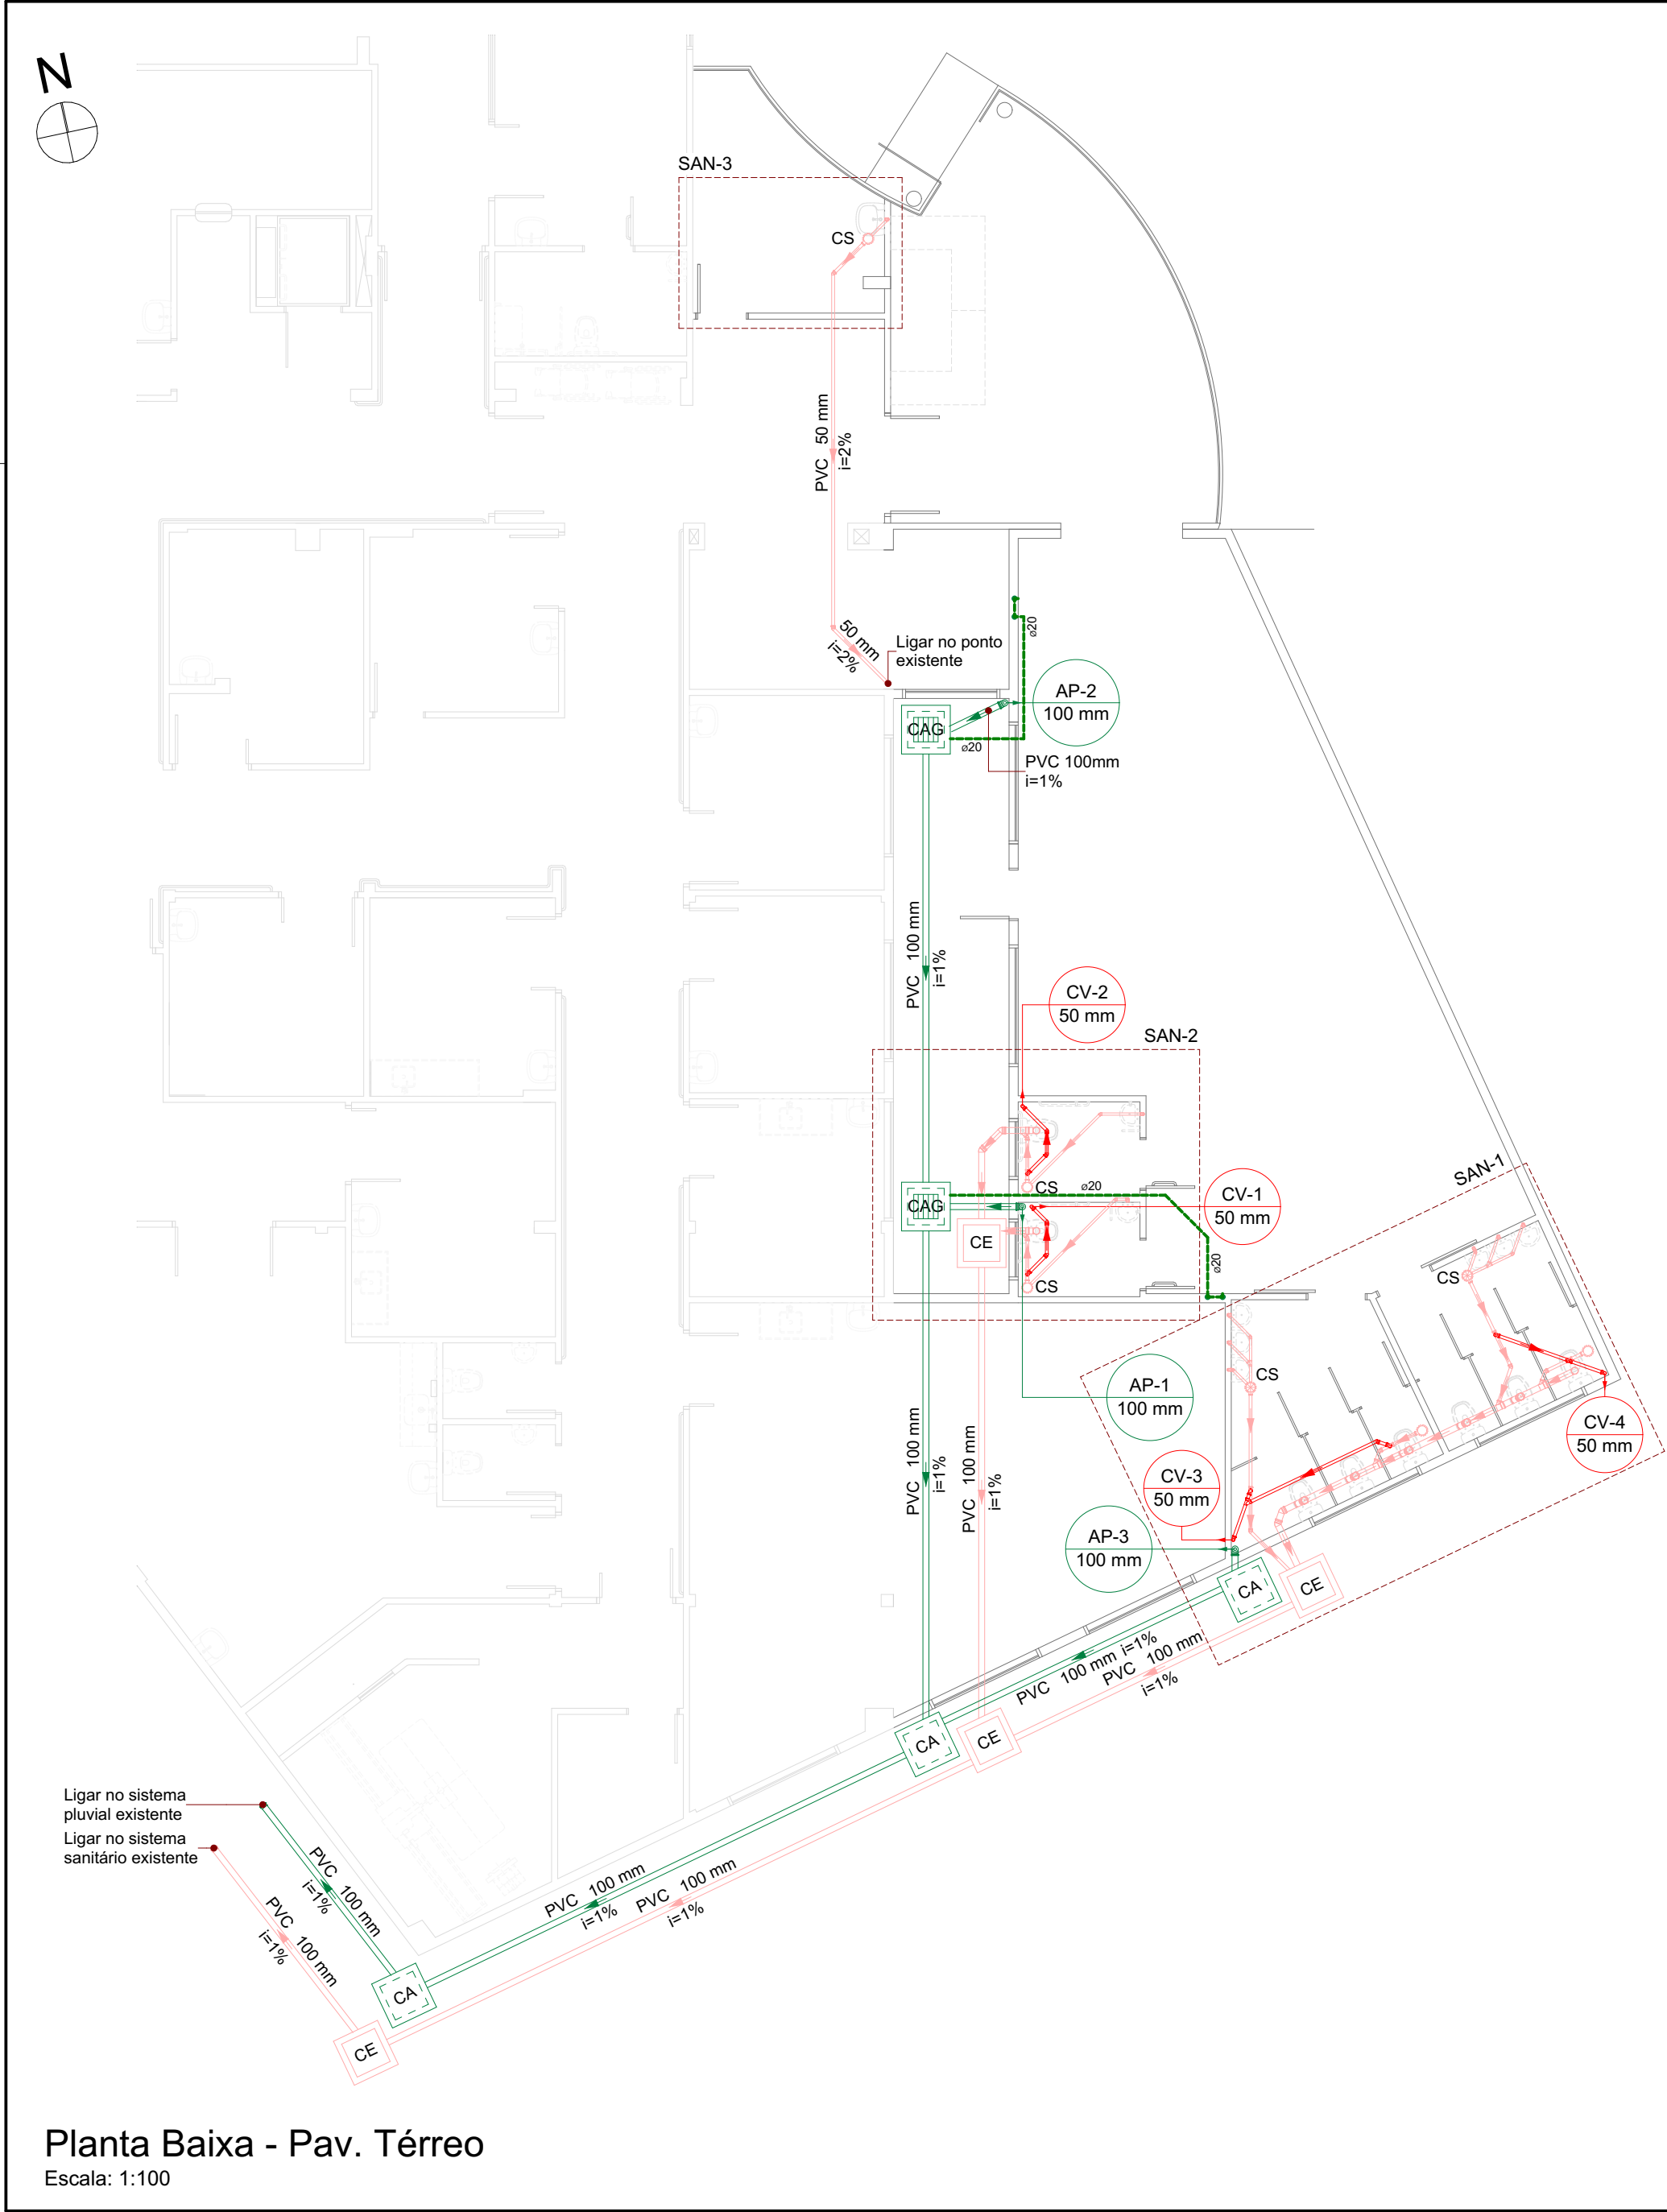

Planta Baixa - Pav. Térreo
Escala: 1:100

LEGENDA	
SÍMBOLOS	DESCRIÇÃO
	Tubulação para Esgoto
	Tubulação para pluvial
CA	Caixa de areia
CAG	Caixa de areia com grelha
CE	Caixa de inspeção
CS	Caixa sifonada
AP	Coluna de águas pluviais
CV	Coluna de ventilação

0	Emissão Inicial	02/2025	ES
AÇÃO	DESCRIÇÃO	DATA	RESPONSÁVEL



ASSOCIAÇÃO DOS MUNICÍPIOS DA REGIÃO DA FOZ DO RIO ITAJAÍ
Rua Luiz Lopes Gonzaga, 1655 - Bairro São Vicente - CEP 88309-421 - Itajaí-SC - CREA-SC 050.968-0
www.amfri.org.br engenharia@amfri.org.br amfri@amfri.org.br

Prefeitura Municipal de Balneário Camboriú
Estado de Santa Catarina

Código
400-2024

UNIDADE DE PRONTO ATENDIMENTO 24H - PORTE 1

Data
Fev/2025

Projeto
PROJETO HIDROSSANITÁRIO

Conteúdo da Folha
Planta Baixa - Pav. Térreo





Desenho
Gabriel Oliveira

Endereço
Rua Israel, 205 - Bairro das Nações

Projeto
HID

Prefeitura Municipal
Juliana Pavan Von Borstel
Prefeita Municipal

Responsável Técnico
Documento assinado digitalmente
gov.br ALICE SIMONE FRAINER GRAF
Data: 17/02/2025 13:13:14-0300
Verifique em https://validar.iti.gov.br
Arquiteta e Urbanista - CAU/SC A161.393-6

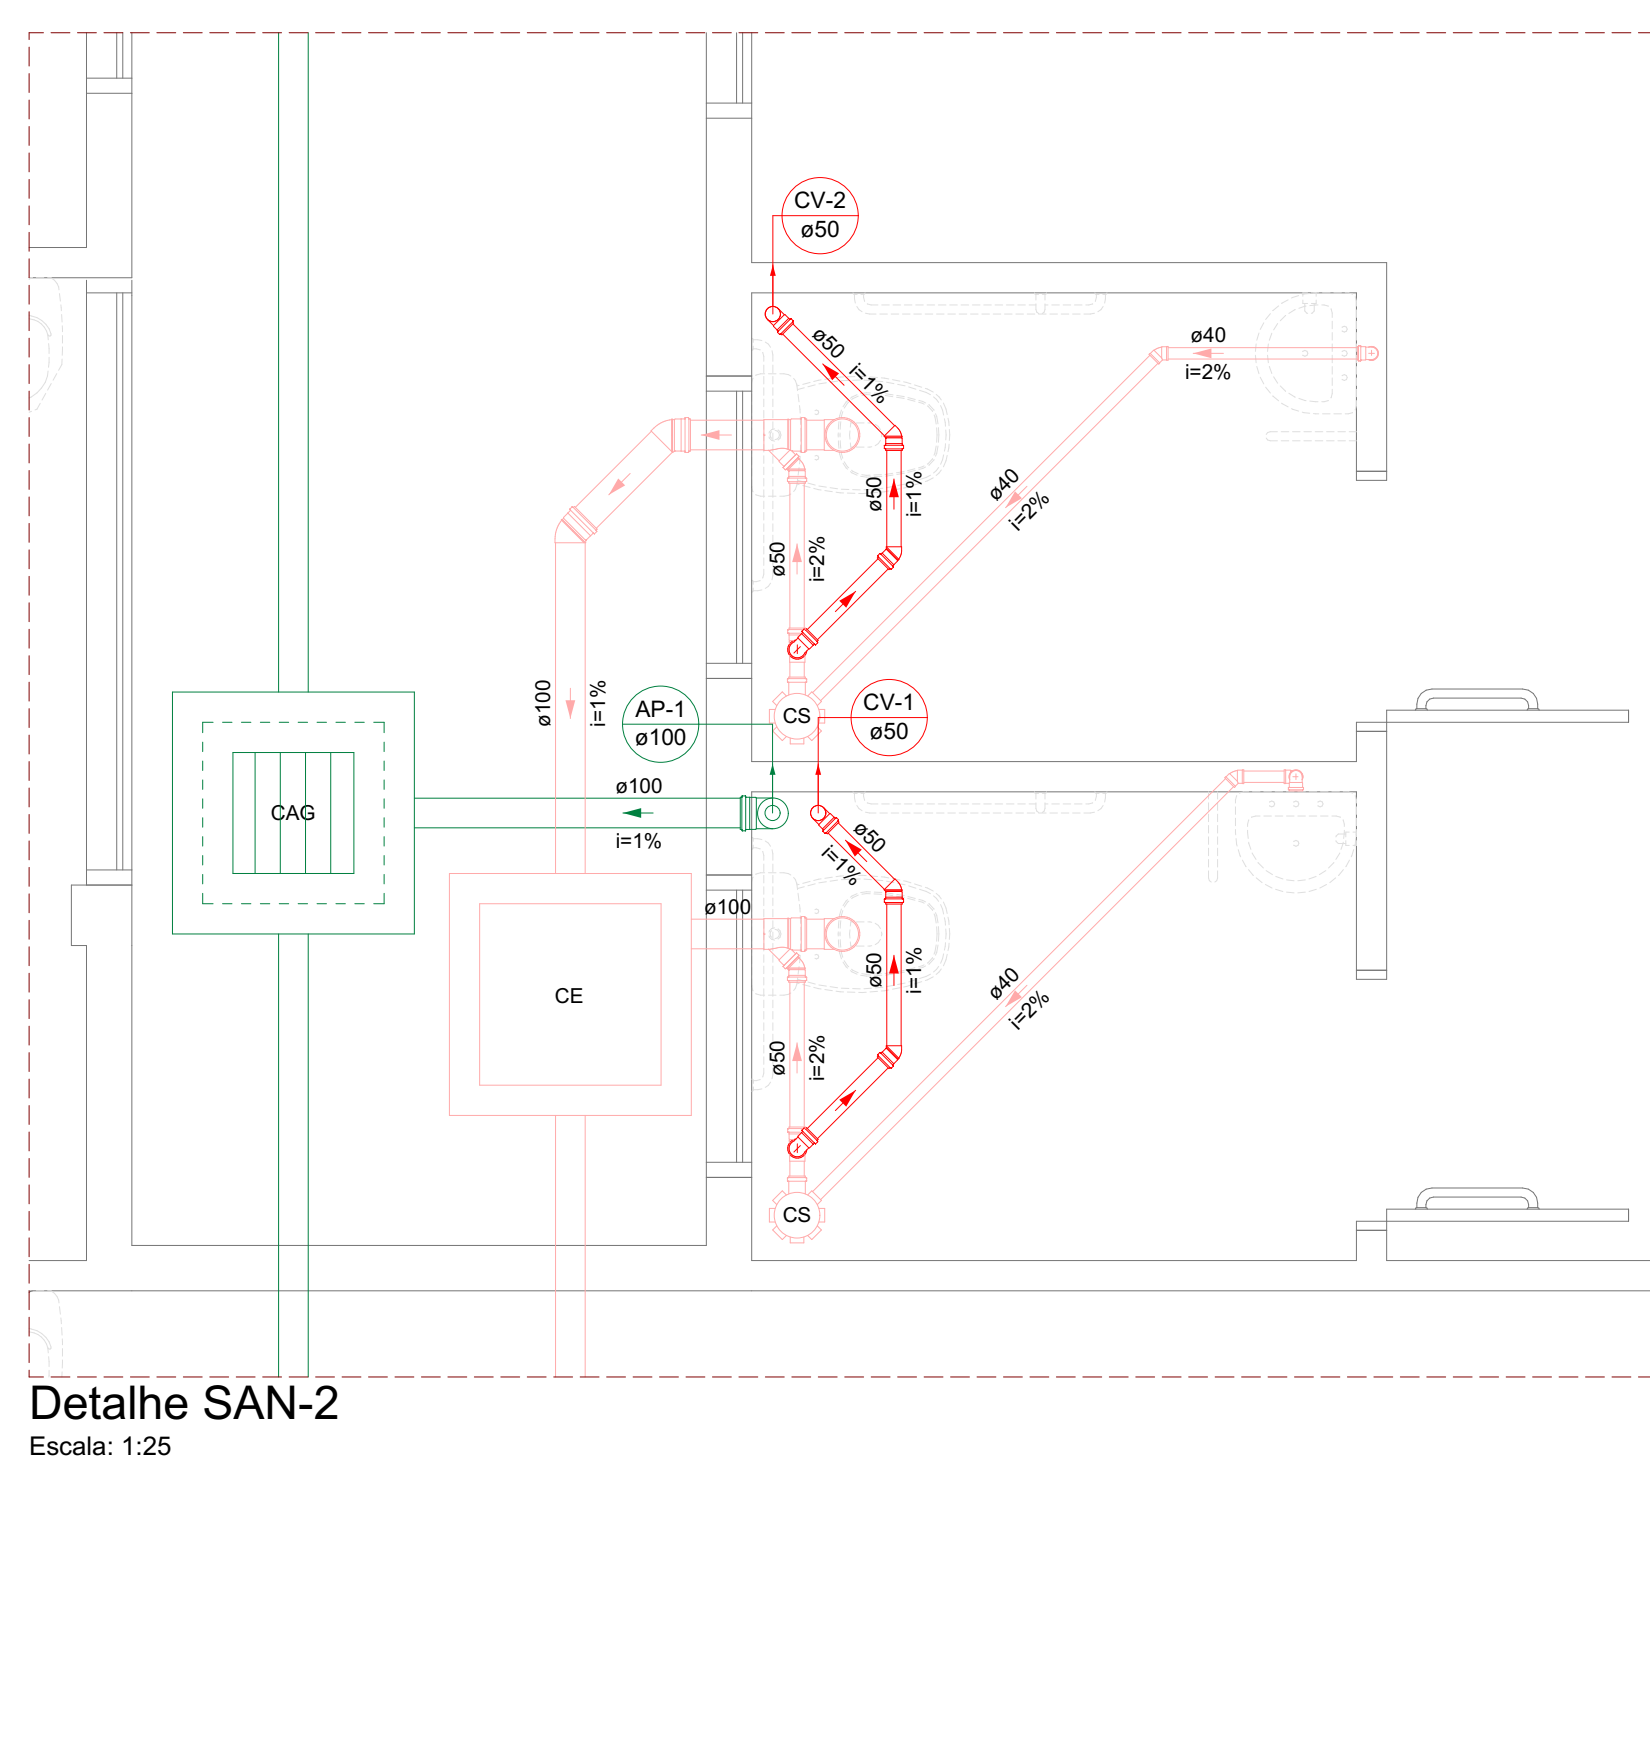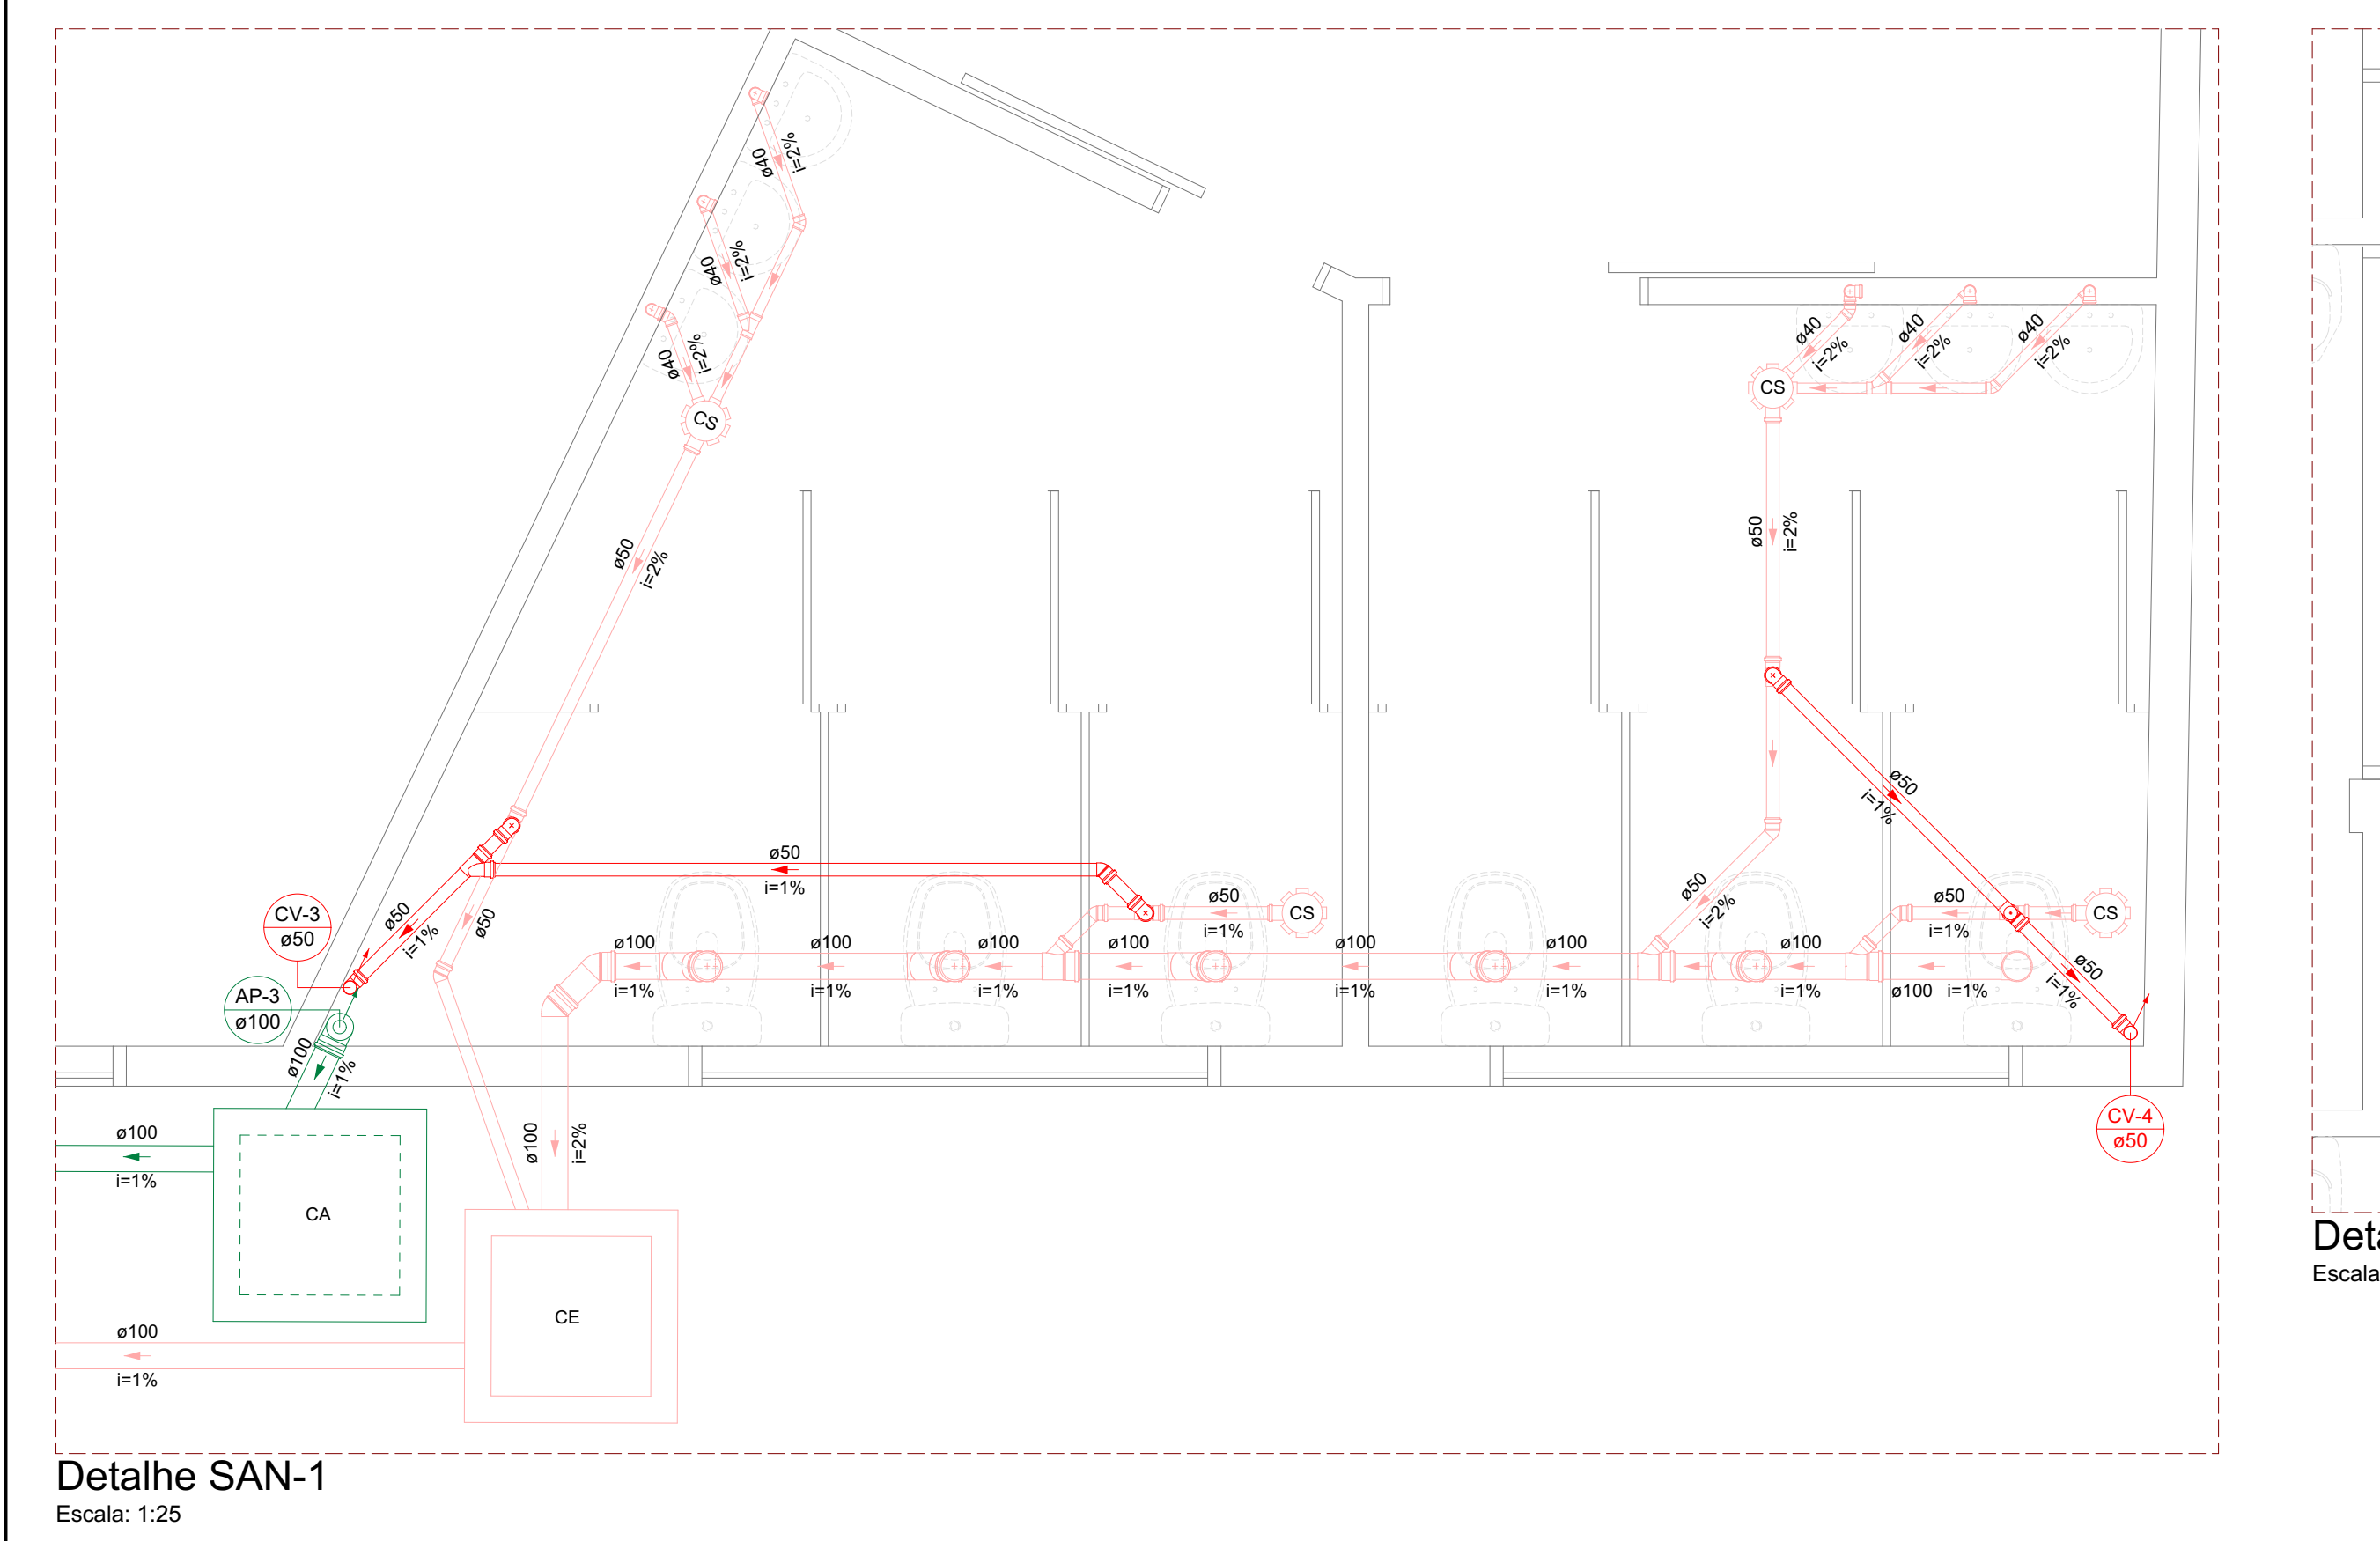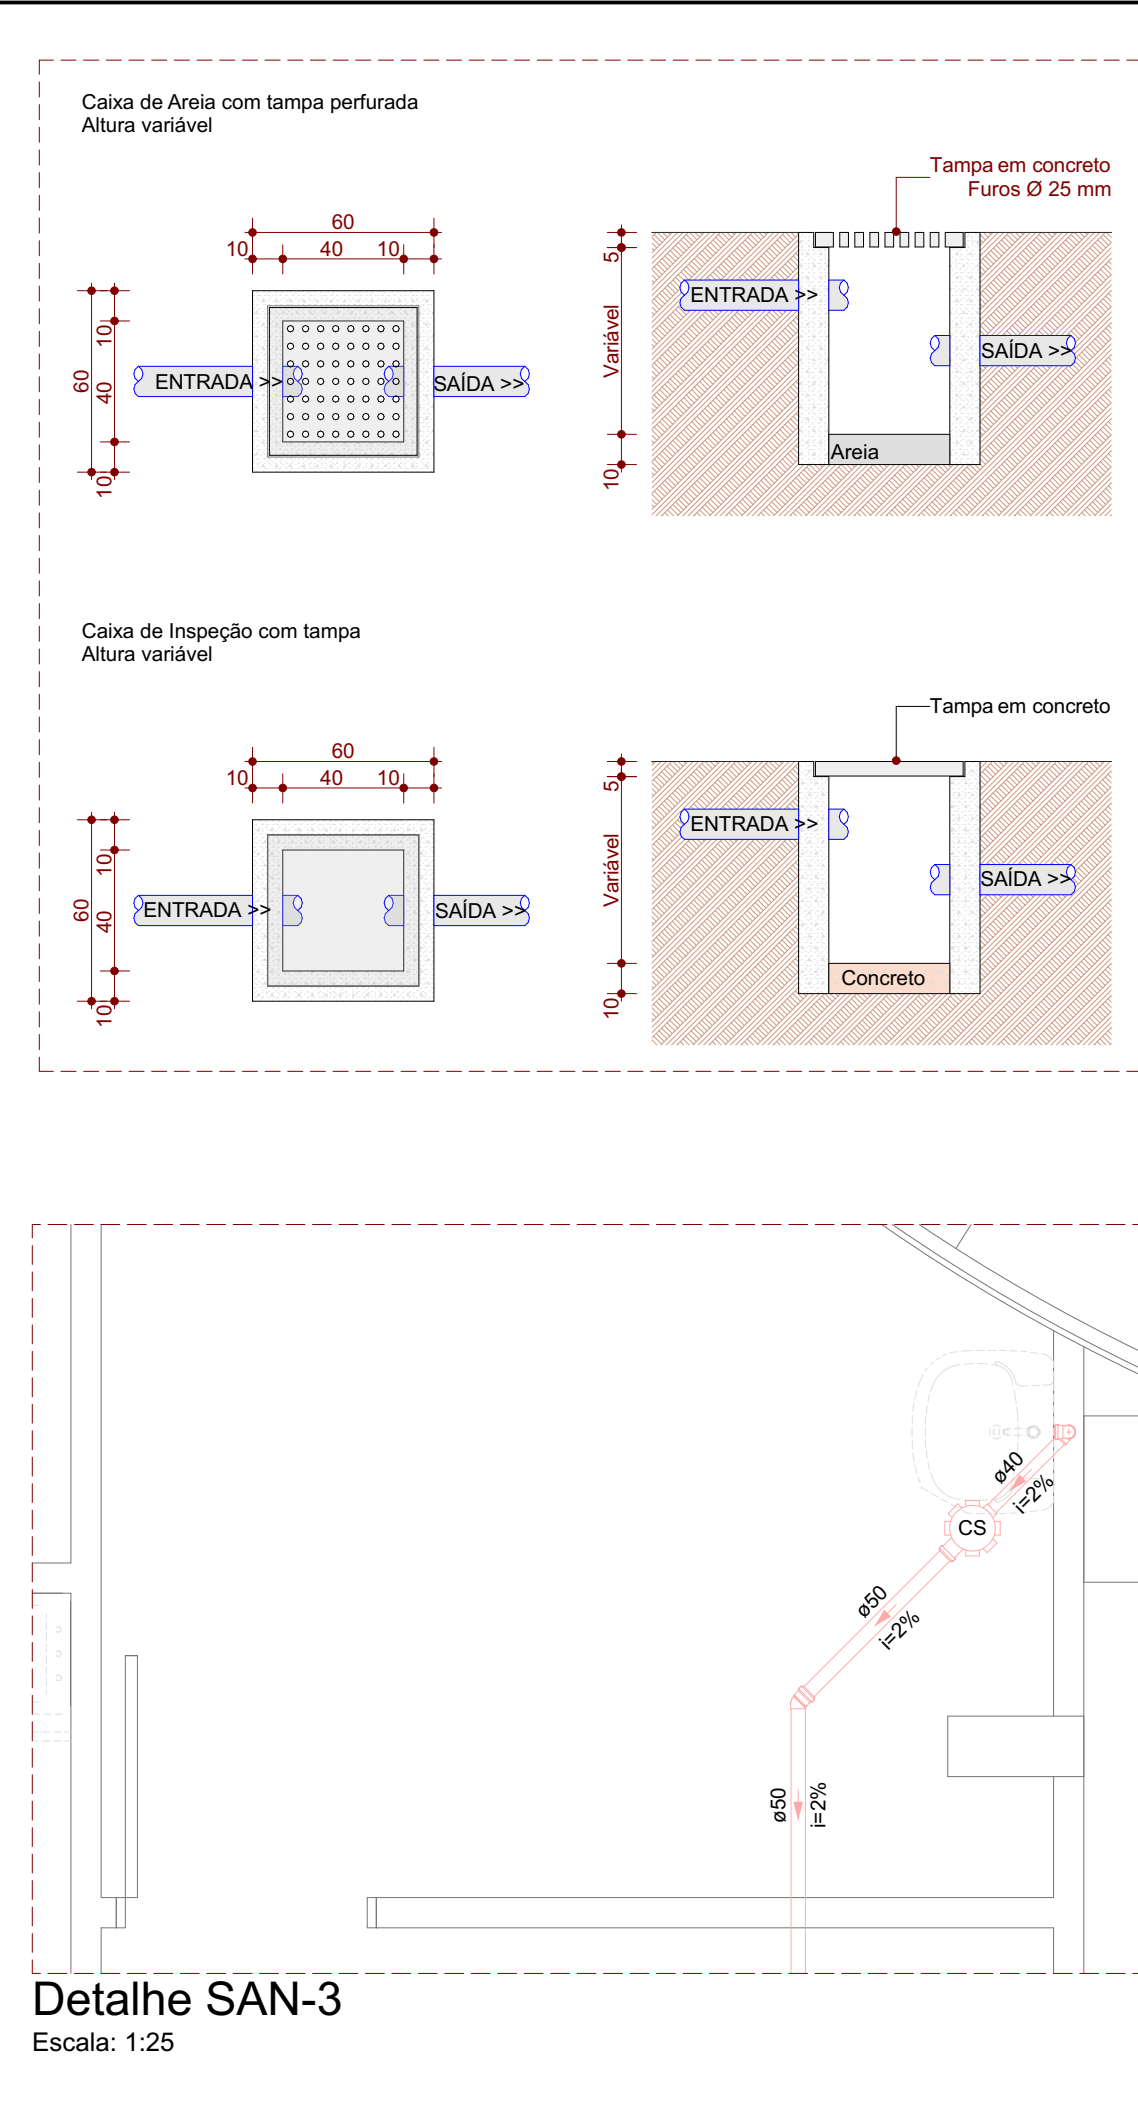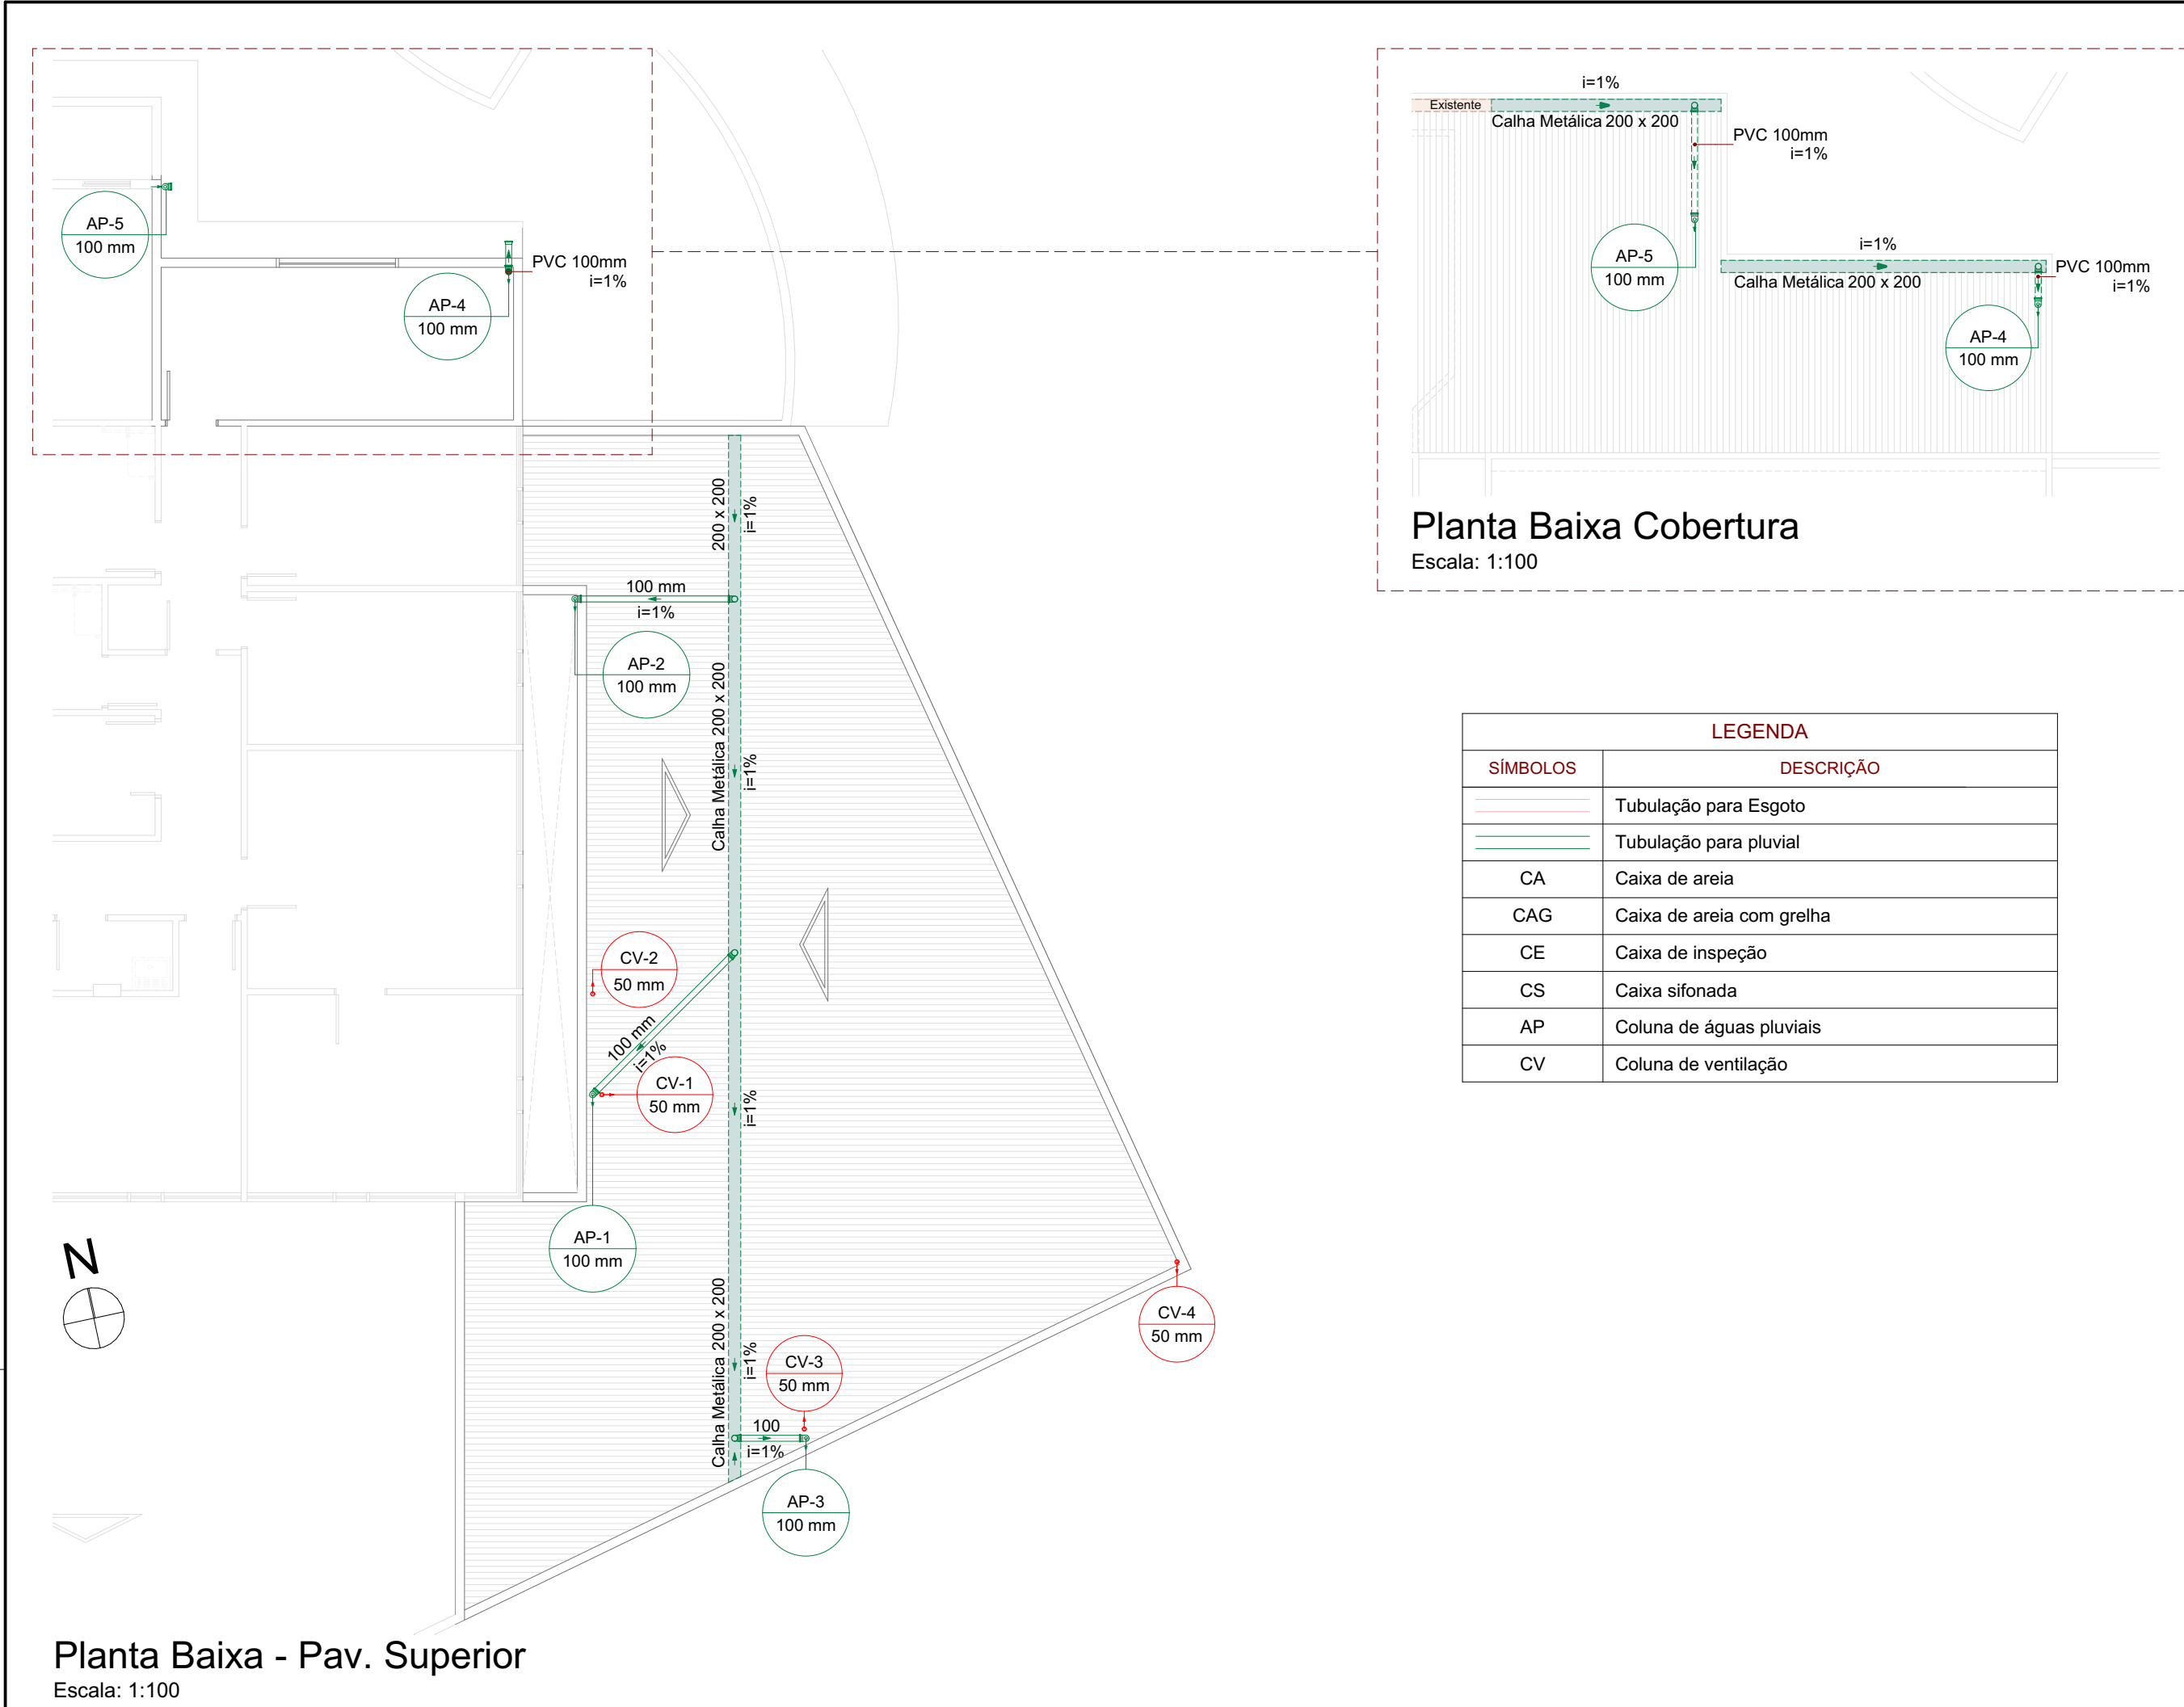

0	Emissão Inicial	02/2025	ES
AÇÃO	DESCRIÇÃO	DATA	RESPONSÁVEL
ASSOCIAÇÃO DOS MUNICÍPIOS DA REGIÃO DA FOZ DO RIO ITAJAI Rua Luiz Lopes Gonzaga, 1655 - Bairro São Vicente - CEP 88309-421 - Itajaí-SC - CREA-SC 050.968-0 www.amfri.org.br engenharia@amfri.org.br amfri@amfri.org.br			
Prefeitura Municipal de Balneário Camboriú Estado de Santa Catarina			
UNIDADE DE PRONTO ATENDIMENTO 24H - PORTE 1			
Código	400-2024	Projeto	PROJETO HIDROSSANITÁRIO
Data	Fev/2025	Endereço	Rua Israel, 205 - Bairro das Nações
Desenho	Gabriel Oliveira	Prefeitura Municipal	Responsável Técnico
Projeto	HID	Juliana Pavan Von Borstel	Documento assinado digitalmente
Folha	04/04	Prefeita Municipal	ALICE SIMONE FRAINER GRAF Data: 17/02/2025 13:13:14-0300 Verifique em https://validar.dig.gov.br
Arquiteta e Urbanista - CAUI/SC A161.393-6			